


# RZUT I-go PIĘTRA-SEGMENT A3

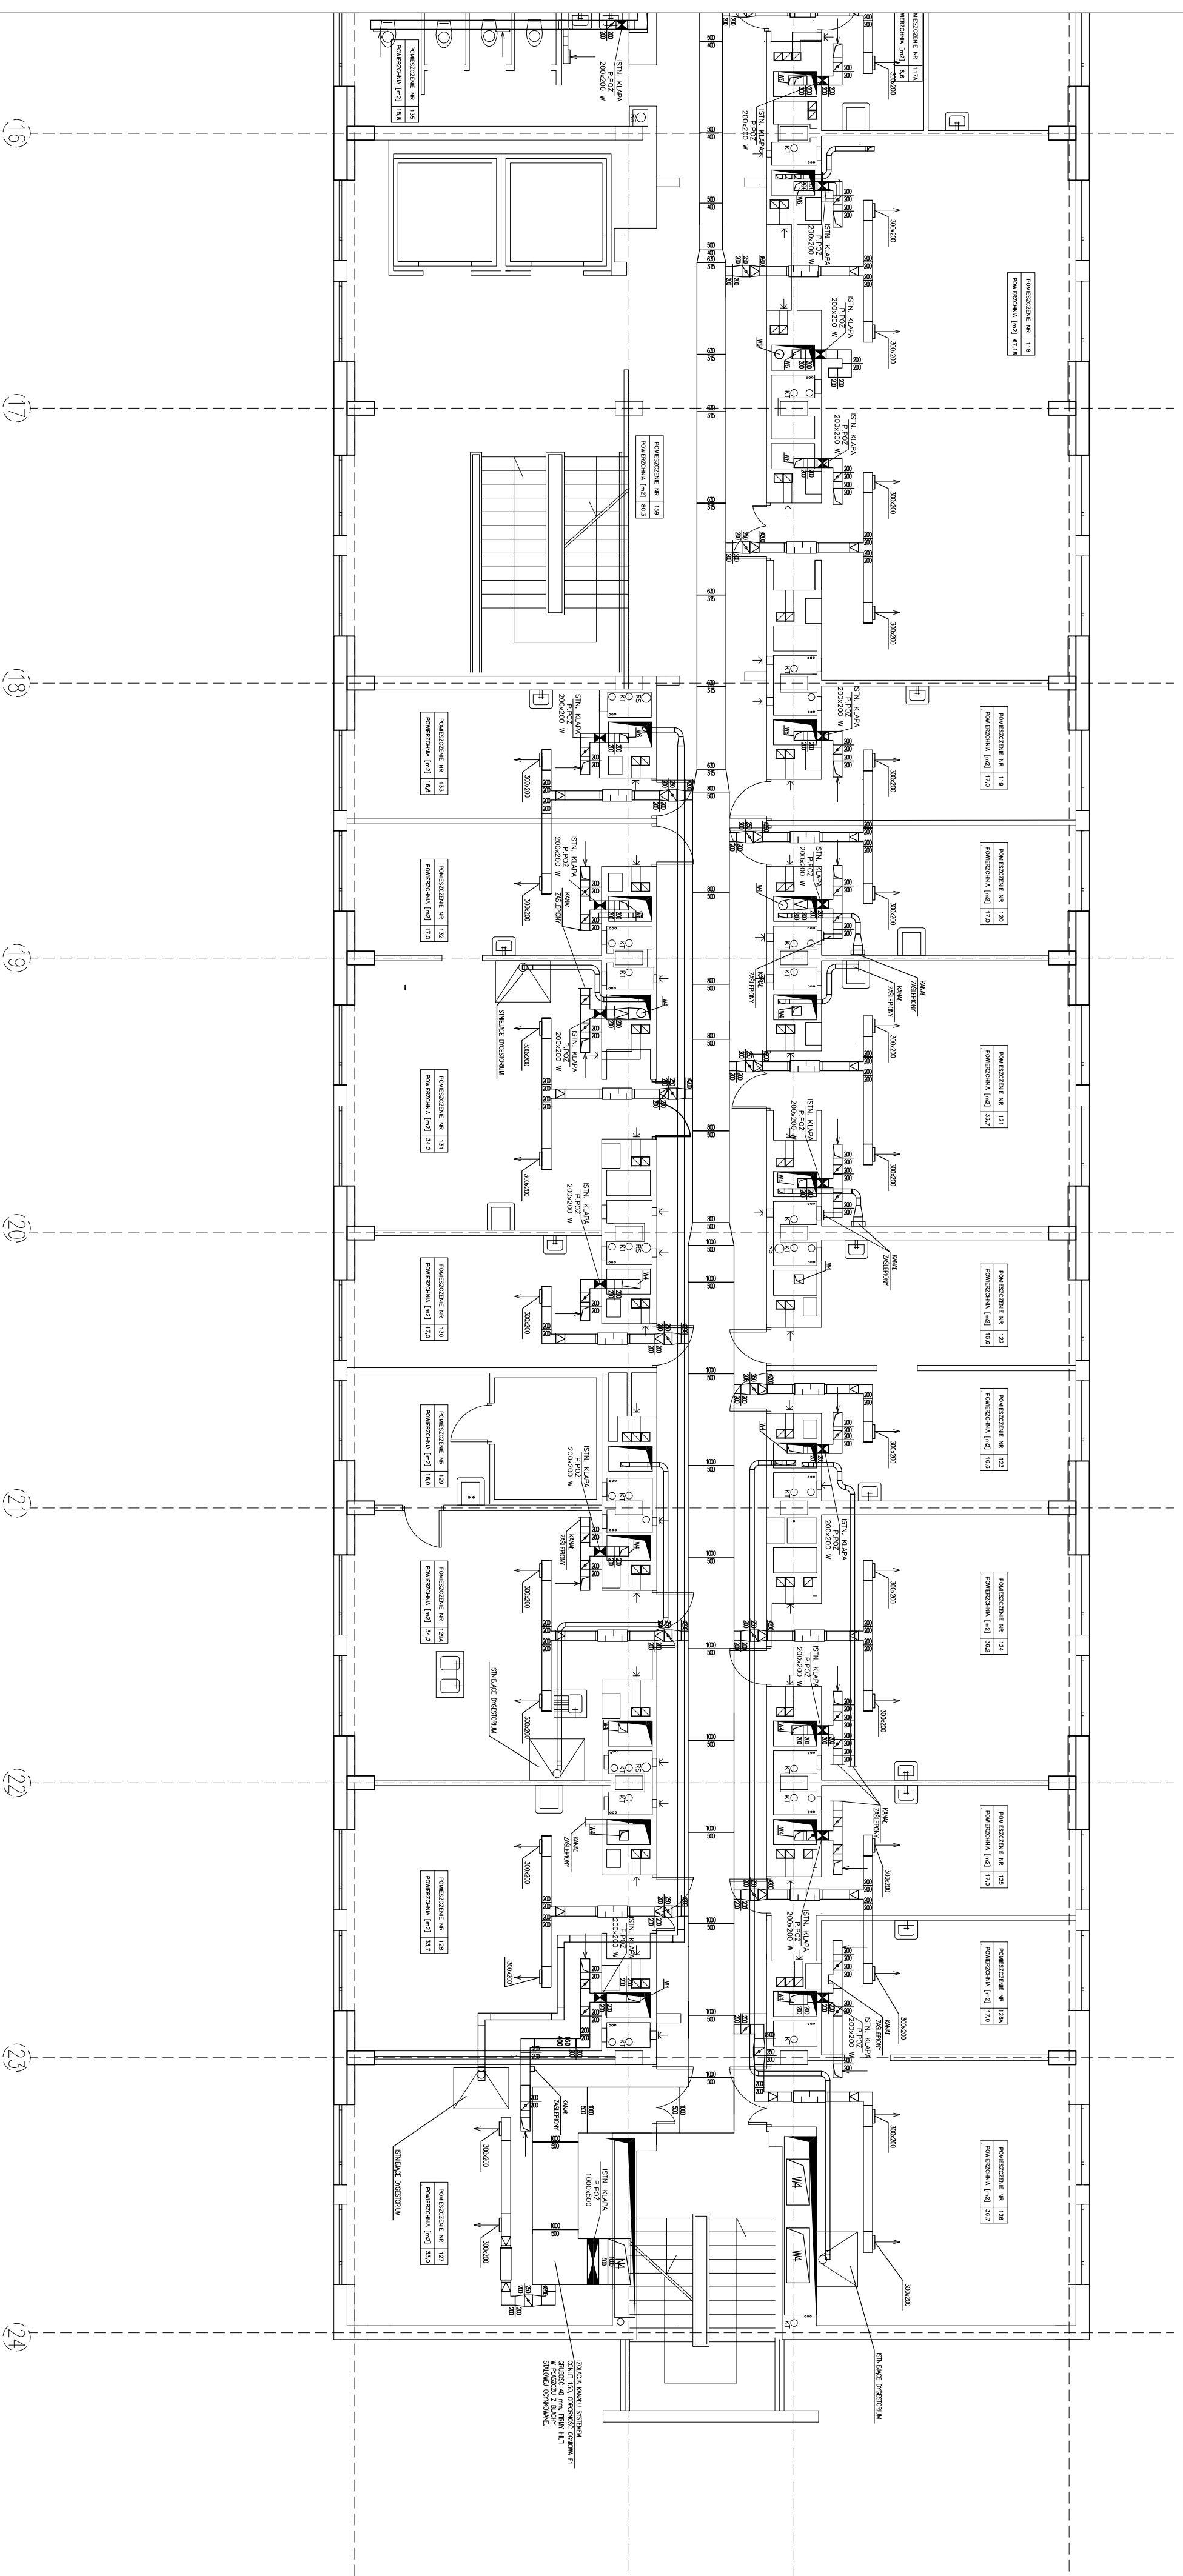

PRZEBUDOWA I PRZEBUDOWA INSTALACJI WENTYLACJI MECHANICZNEJ I KLIMATYZACJI W BUDYNKU WYDZIAŁU MATEMATYCZNO-FIZYKONOMICZNEGO Uniwersytetu Humanistyczno-Przyrodniczego Jana Kochanowskiego w Kielcach, ul. ŚWIĘTOKRZYSKA 15 INWESTOR: UNIWERSYTET HUMANISTYCZNO-PRZYRODNICZY Jana Kochanowskiego w Kielcach, ul. ŚWIĘTOKRZYSKA 15 25-469 Kielce, ul. Żeromskiego 5		BIURO OBSŁUGI INWESTYCJI <b>ROBERT RYDZ</b> 25-362 Kielce, ul. Cedzysłwa 20B, tel. 0 509 439 779 SYMBOLE: PROJEKT WYKONAWCZY	
PRZEDMIOT RYSUNKU: RZUT I-go PIĘTRA SEGMENT A3-INWENTARYZACJA		Skala: 1:100	Nr rys.: 7
Projektował: mgr inż. Robert RYDZ	Nr uprawnień: SWK/0039/PW05/03	Podpis: [Signature]	Data: 06.2009
Opracował: mgr inż. Aneta ŚLIFERSKA-RYDZ			Data: 06.2009
Sprawdził: inż. Dorota CZAPLA			Data: 06.2009