


# RZUT II-go PIĘTRA-SEGMENT A1

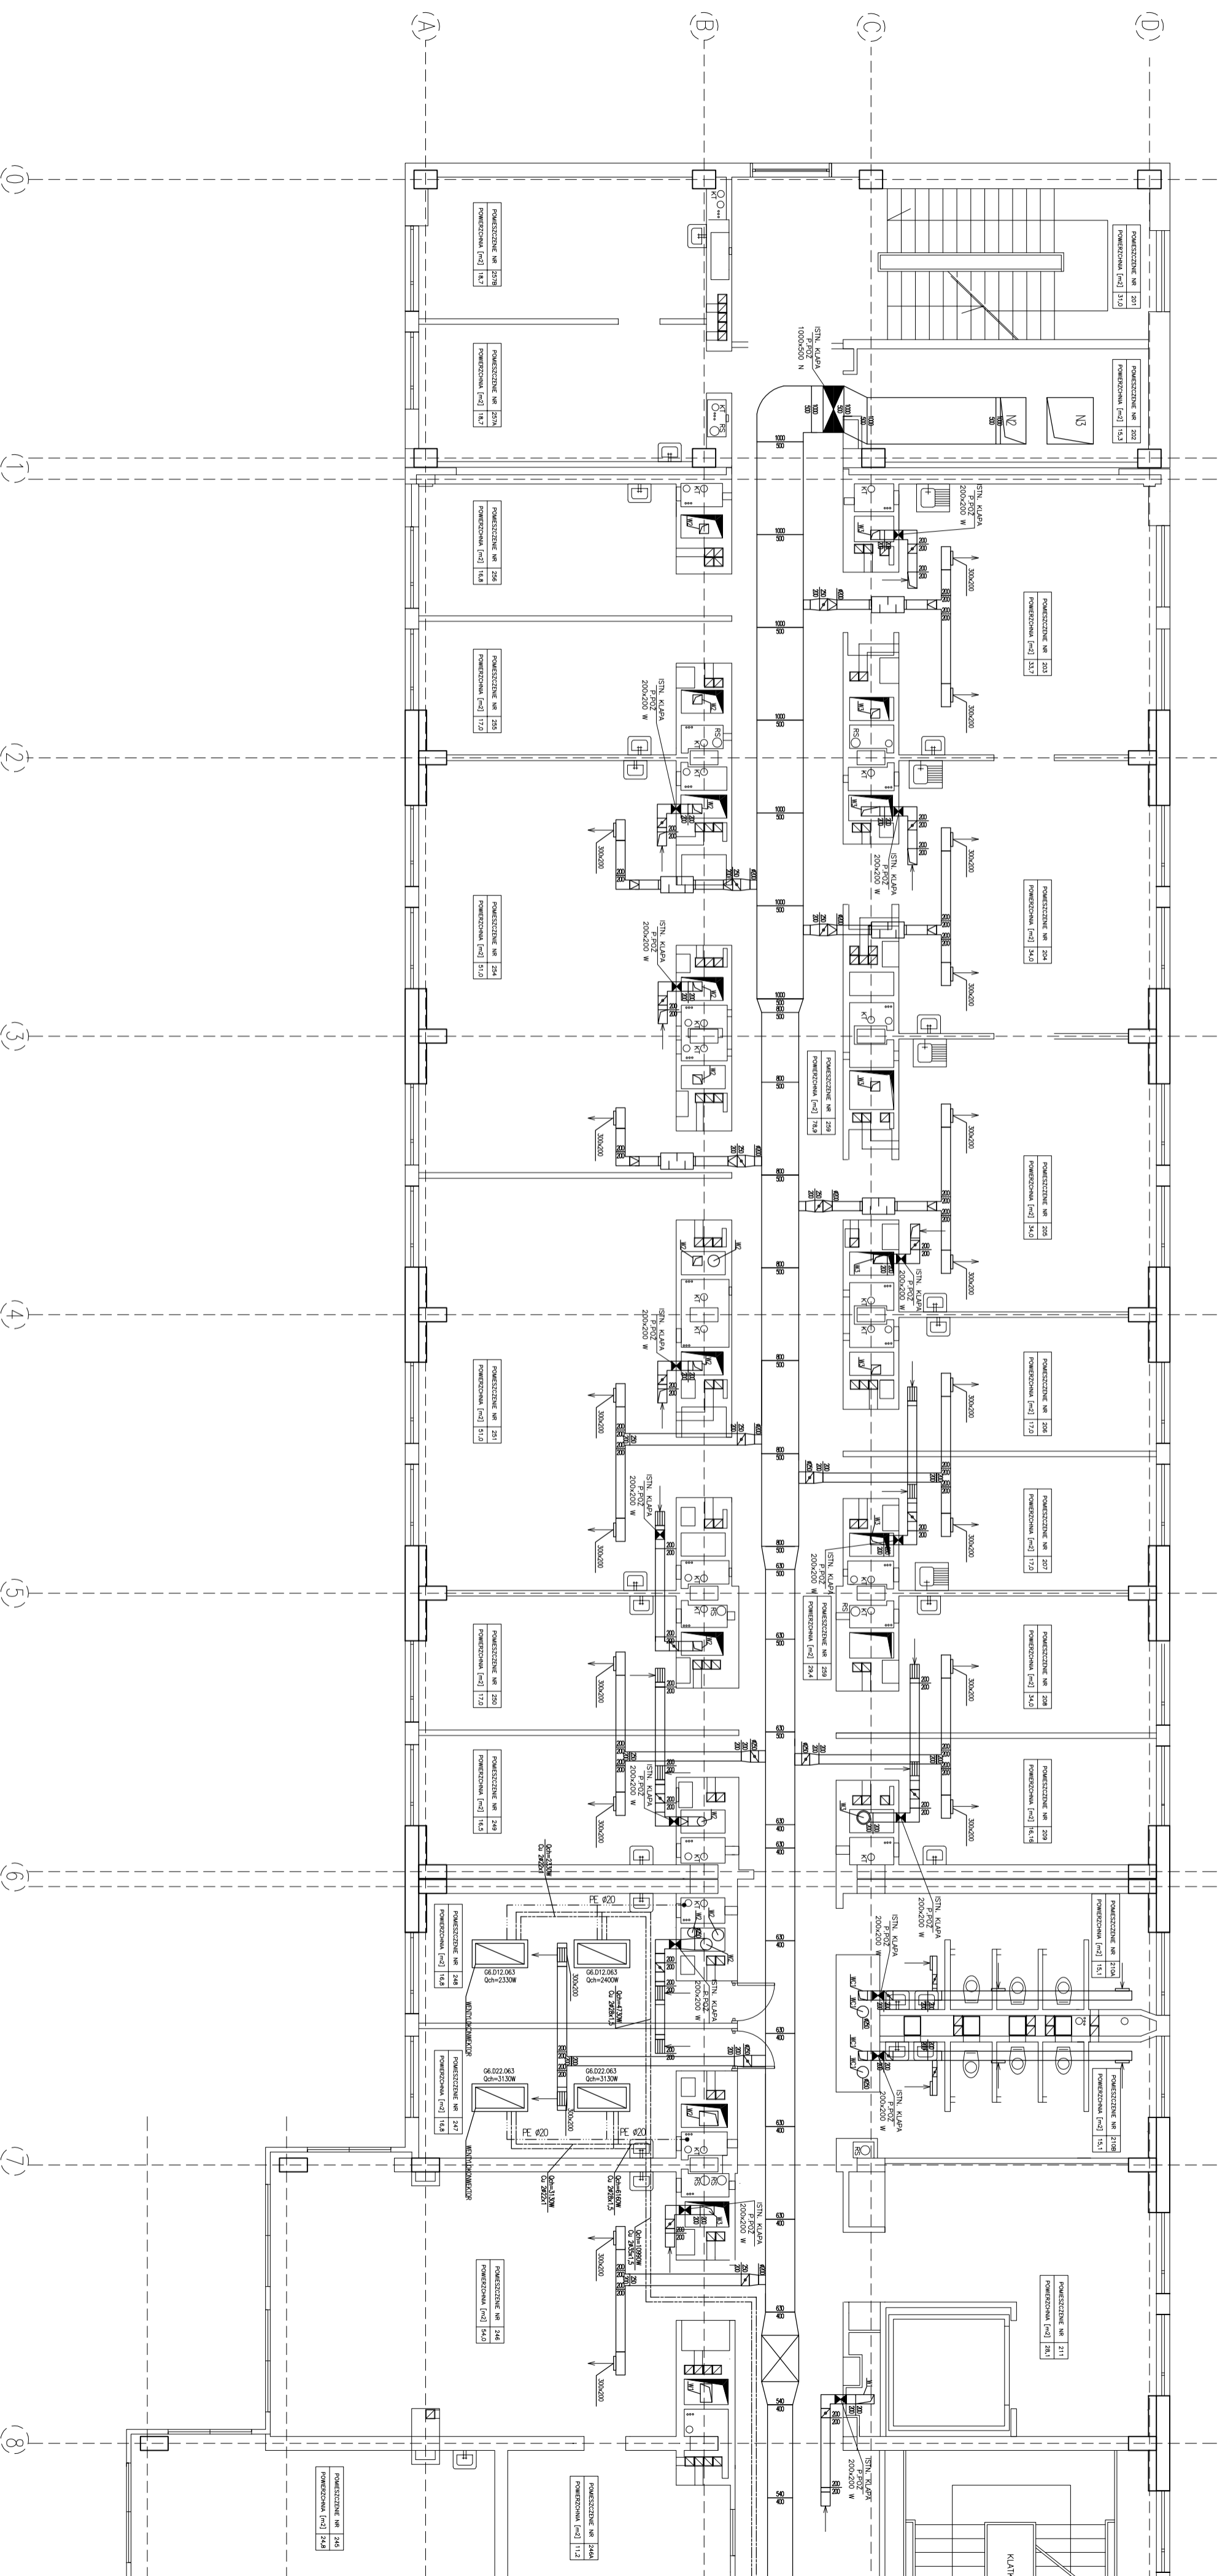

PRZEBUDOWA I PRZEBUDOWA INSTALACJI WENTYLACJI MECHANICZNEJ I KLIMATYZACJI W BUDYNKU WYDZIAŁU MATEMATYCZNO-FIZYKONOMICZNEGO Uniwersytetu Humanistyczno-Przyrodniczego Jana Kochanowskiego w Kielcach, ul. ŚMIEŁOKRZYSKA 15		BIURO OBSŁUGI INWESTYCJI ROBERT RYDZ	
INWESTOR: UNIWERSYTET HUMANISTYCZNO-PRZYRODNICZY Jana Kochanowskiego w Kielcach, ul. ŚMIEŁOKRZYSKA 15 25-469 Kielce, ul. Żeromskiego 5		BRANŻA: WENTYLACJA MECHANICZNA	
PRZEDMIOT RYSUNKU: RZUT II-go PIĘTRA SEGMENT A1-INWENTARYZACJA			
Projektował: mgr inż. Robert RYDZ		Skala: 1:100	
Opracował: mgr inż. Aneta ŚLIFERSKA-RYDZ		Data: 06.2009	
Nr uprawnień: SWK/0039/PW05/03		Nr rys.: 8	
Sprawdził: inż. Dorota CZAPLA		Data: 06.2009	
SWK/0047/P005/05		Data: 06.2009	