


# RZUT II-go PIĘTRA-SEGMENT A2

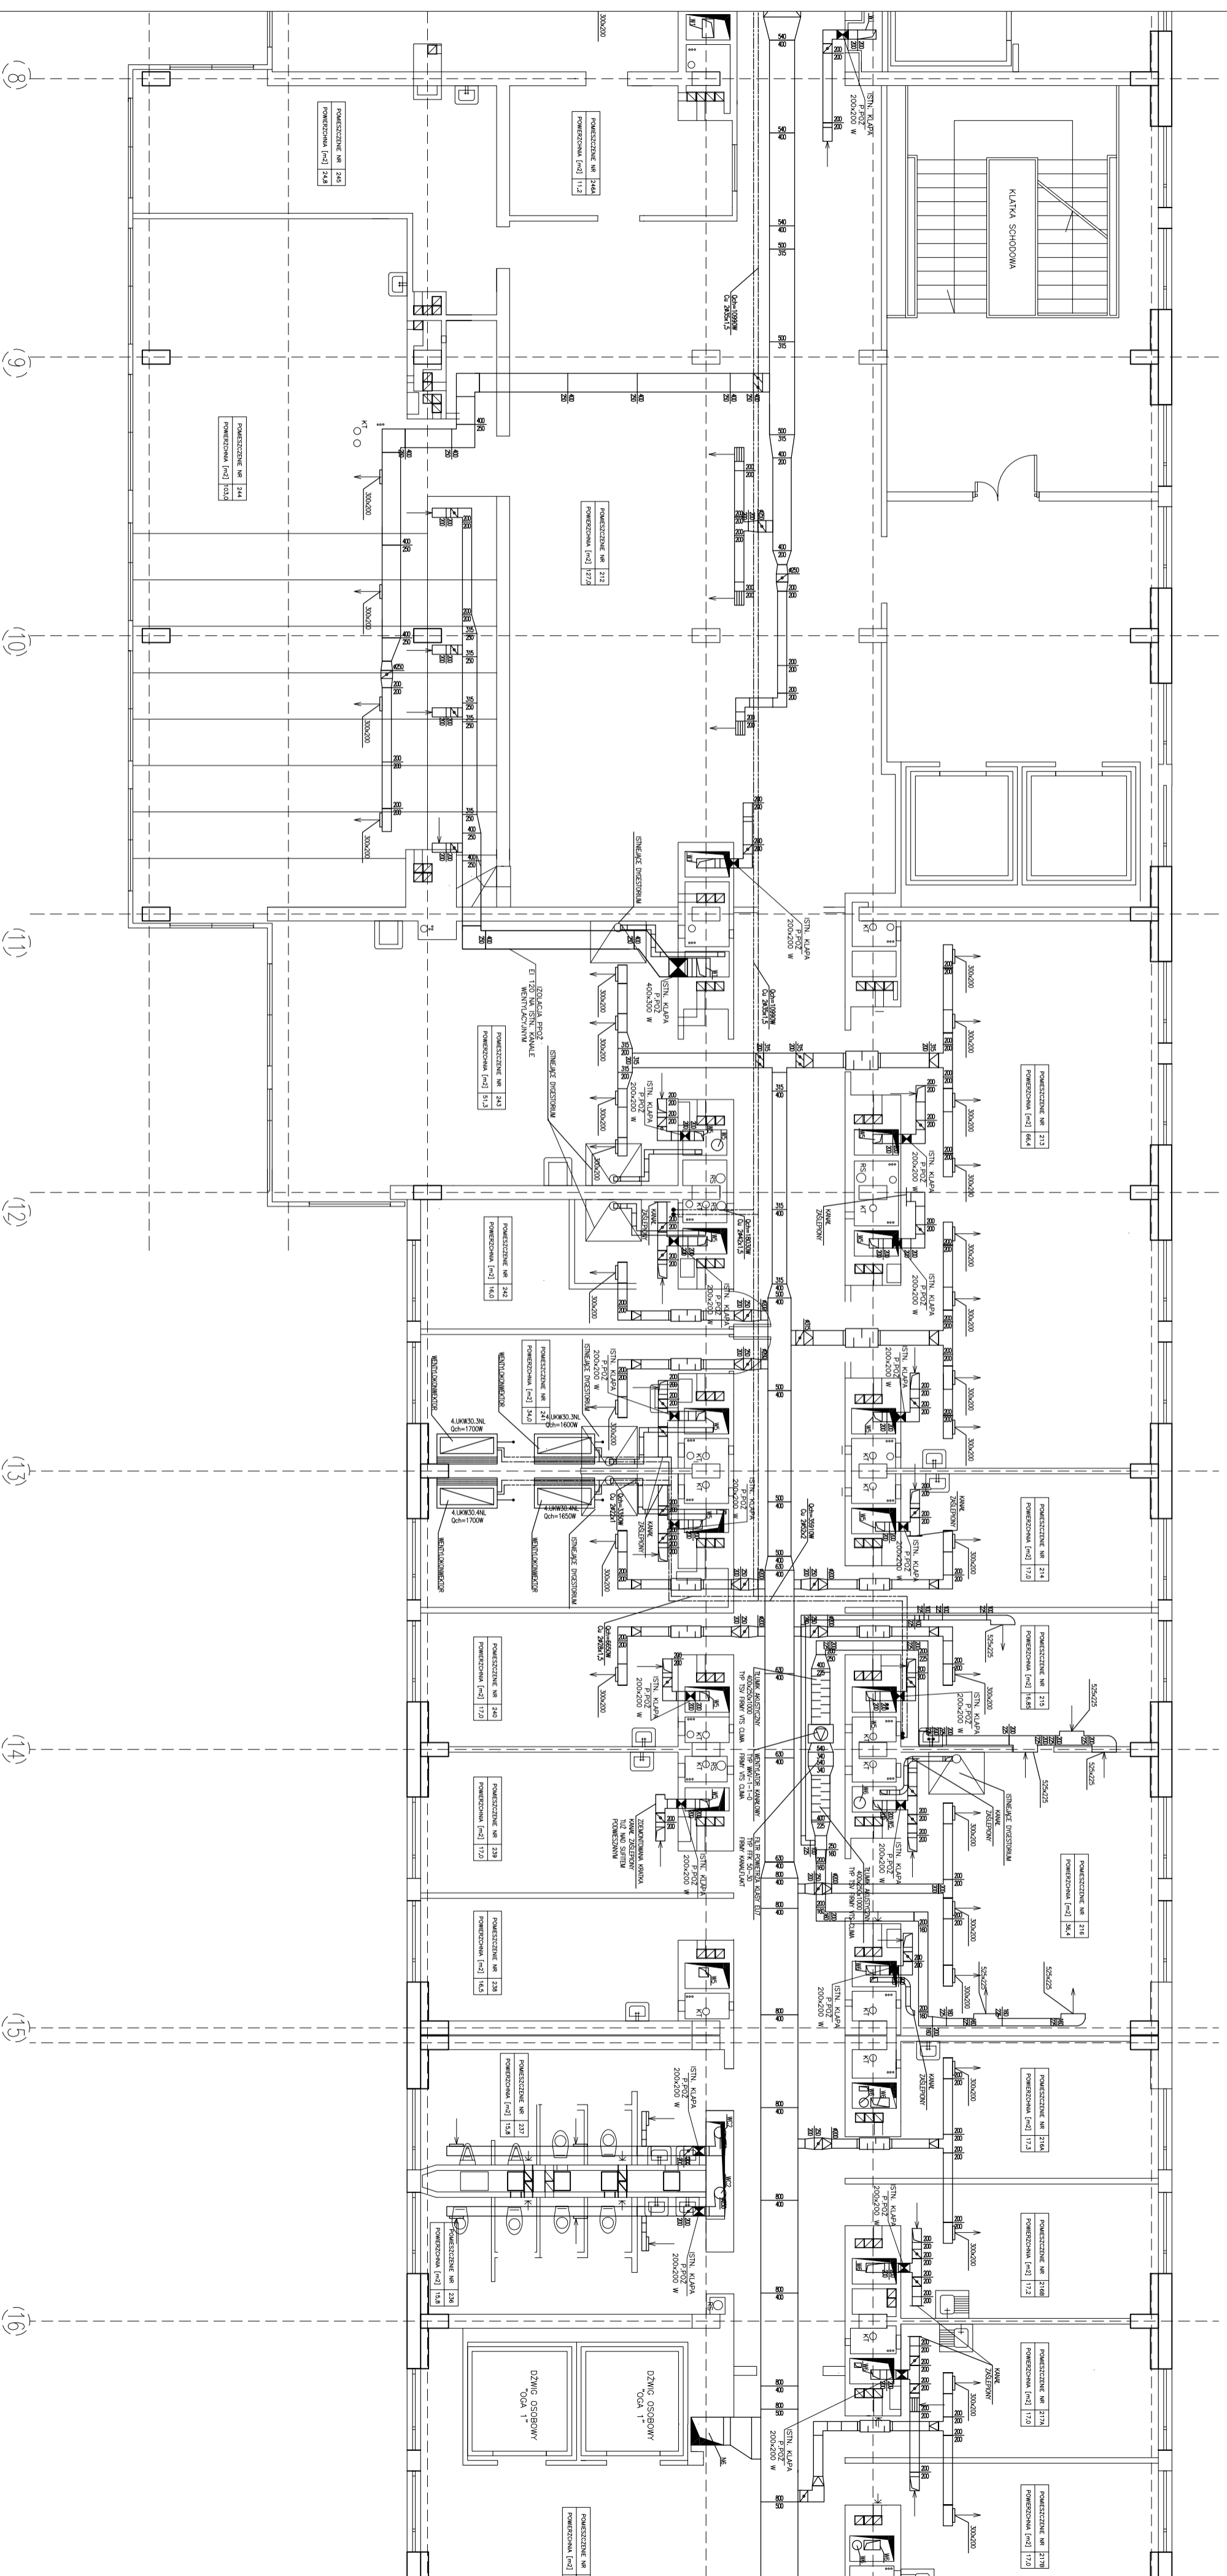

TEMAT: REMONT I PRZEbudowa instalacji wentylacji mechanicznej i klimatyzacji w budynku WZDZIAŁU MAHEANTYCZNO-PRZYRODNICZEGO Uniwersytetu Humanistyczno-Przyrodniczego Jana Kochanowskiego w Kielcach, ul. ŚMIETKOWSKA 15 INWESTOR: UNIWERSYTET HUMANISTYCZNO-PRZYRODNICZY Jana Kochanowskiego w Kielcach, ul. Zeromskiego 5 PRZEDMIOT RYSUNKU: RZUT II-go PIĘTRA SEGMENT A2-INWENTARYZACJA		BIURO OBSŁUGI INWESTYCJI <b>ROBERT RYDZ</b> 25-362 Kielce, ul. Cedzysłaska 20B, tel. 0 509 439 779 SYMBOLE: PROJEKT WYKONAWCZY BRANŻA: WENTYLACJA MECHANICZNA	
PROJEKTOWAŁ: mgr inż. Robert RYDZ OPRACOWAŁ: mgr inż. Aneta ŚLIFERSKA-RYDZ SPRAWDZIŁ: inż. Dorota CZAPLA		Skala: 1:100 Nr rys.: 9	Nr uprawnień: SMK/0039/PW05/03 Data: 06.2009
Data: 06.2009		Data: 06.2009	