


RZUT II-go PIĘTRA-SEGMENT A3

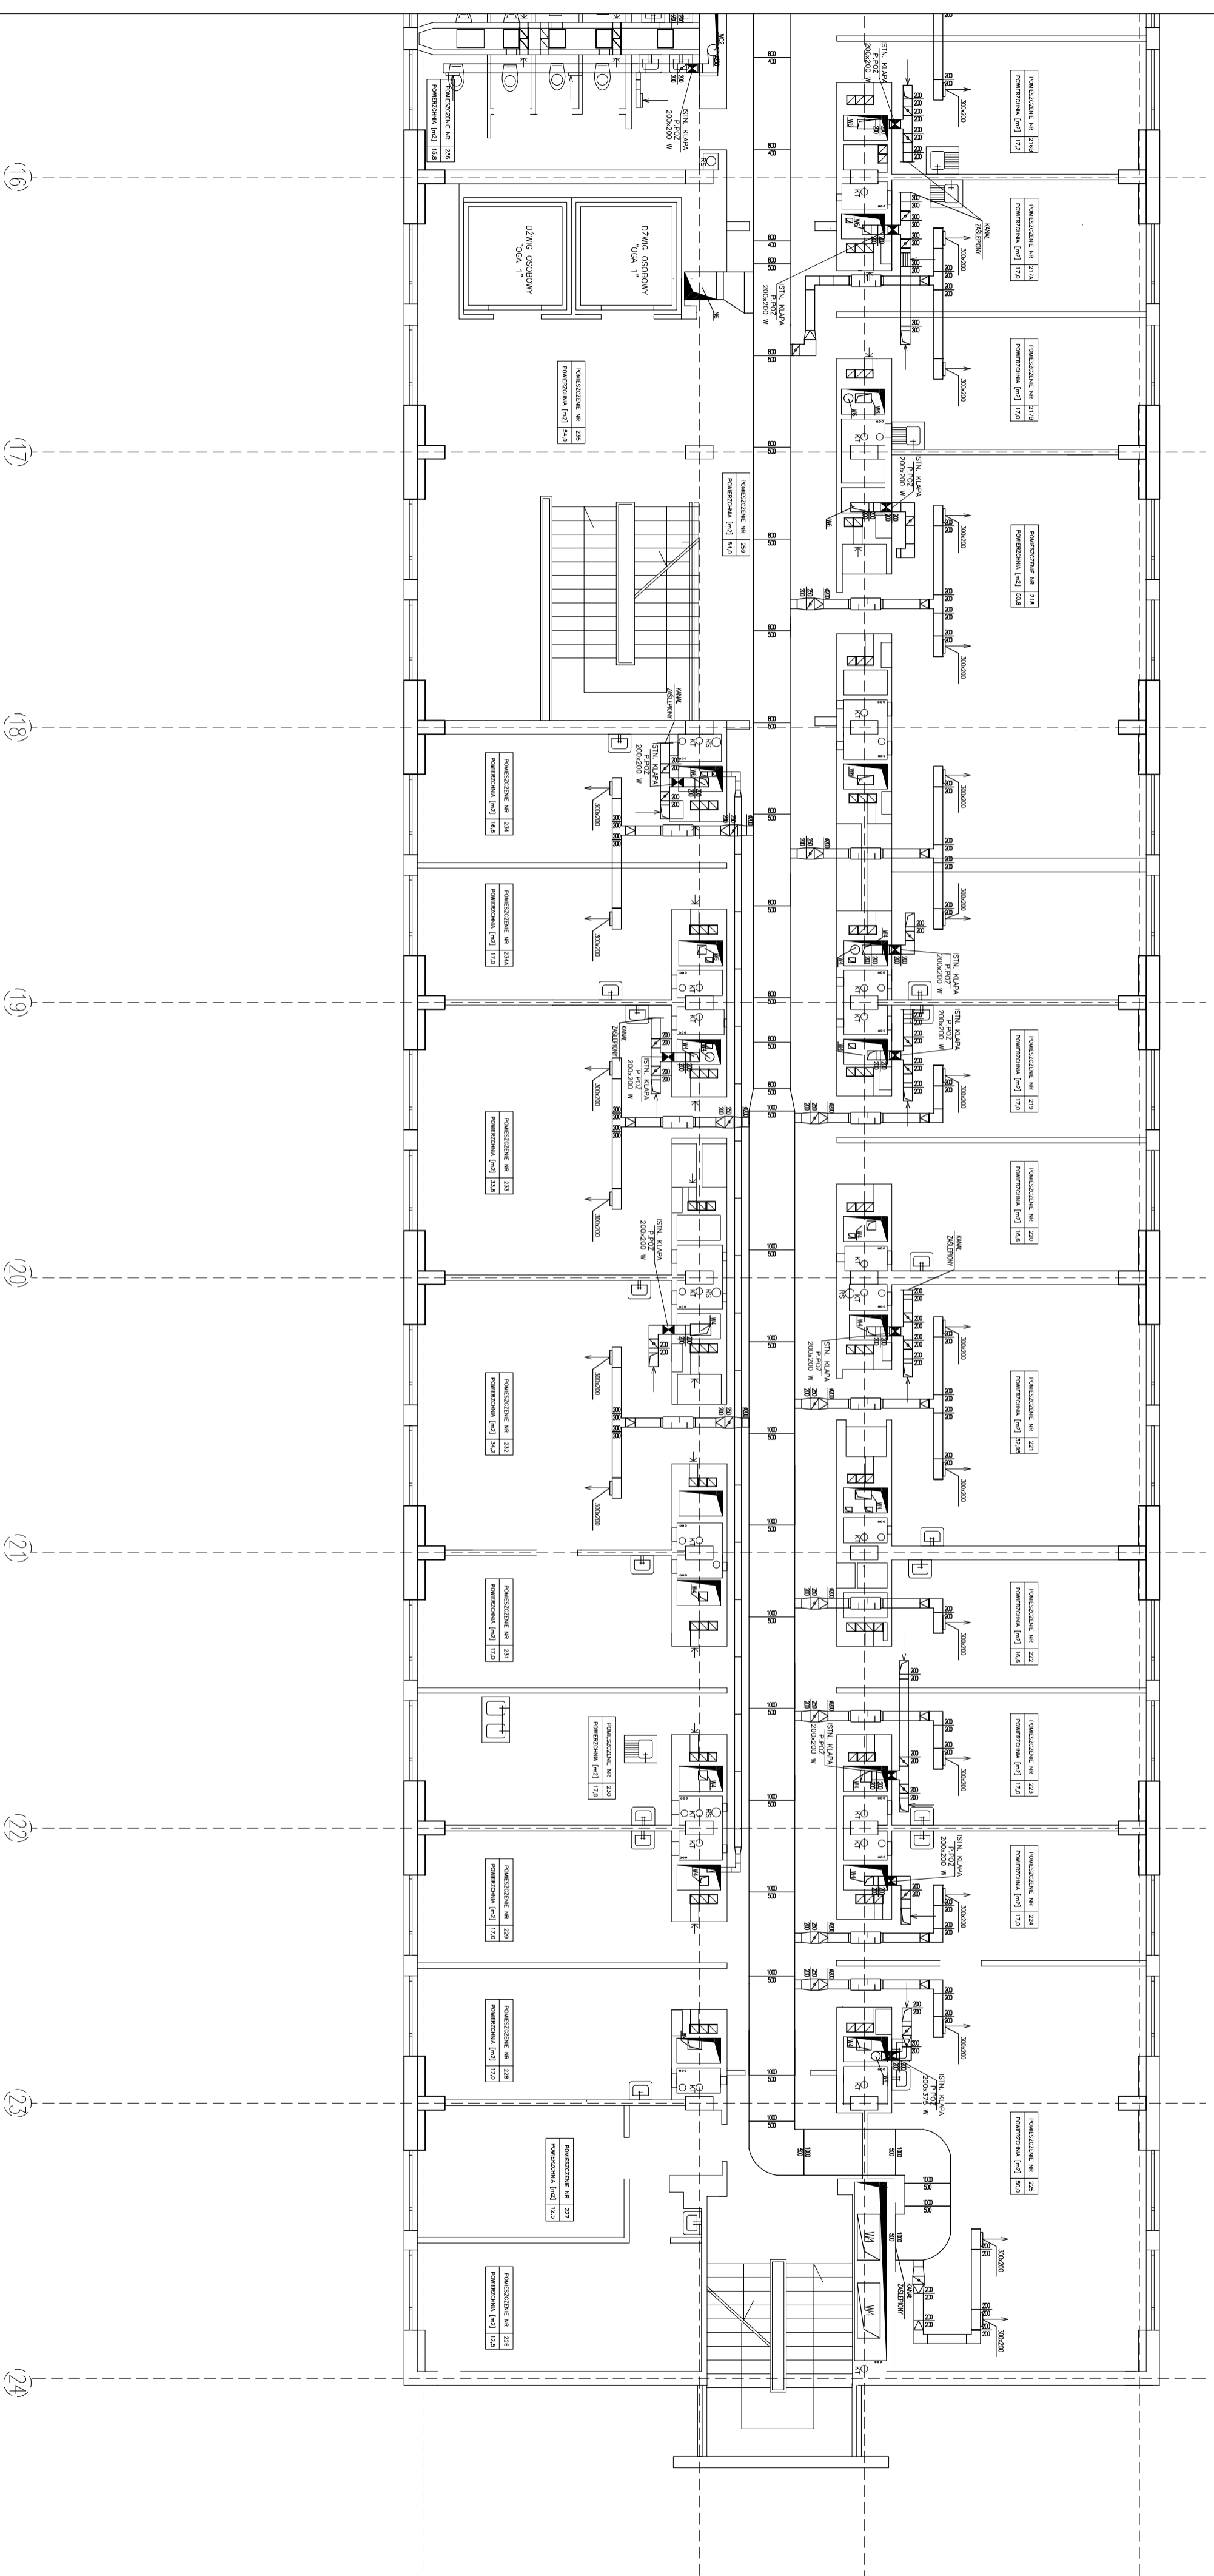

FIRMAREMONT I PRZEBUDOWA INSTALACJI WENTYLACJI MECHANICZNEJ I KLIMATYZACJI W BUDYNKU WZDZIAŁU MATEMATYCZNO-PRZYRODNICZEGO Uniwersytetu Humanistyczno-Przyrodniczego Józefa Kochanowskiego w Kielcach, ul. ŚMIĘTKOWSKA 15		BIURO OBSŁUGI INWESTYCJI ROBERT RYDZ 25-362 Kielce, ul. Cedzysłwa 20B, tel. 0 509 439 779	
INWESTOR: UNIWERSYTET HUMANISTYCZNO-PRZYRODNICZY Józef Kochanowski w Kielcach, ul. Śmierkowskiego 5		BRANŻA: WENTYLACJA MECHANICZNA	
PRZEDMIOT RYSUNKU: RZUT II-go PIĘTRA SEGMENT A3-INWENTARYZACJA			
Projektował: mgr inż. Robert RYDZ	Nr uprawnień: SMK/0039/PW05/03	Skala: 1:100	Nr rys.: 10
Opracował: mgr inż. Aneta ŚLIFERSKA-RYDZ		Data: 06.2009	
Sprawdził: inż. Dorota CZAPLA			Data: 06.2009