


# RZUT III-go PIĘTRA-SEGMENT A1

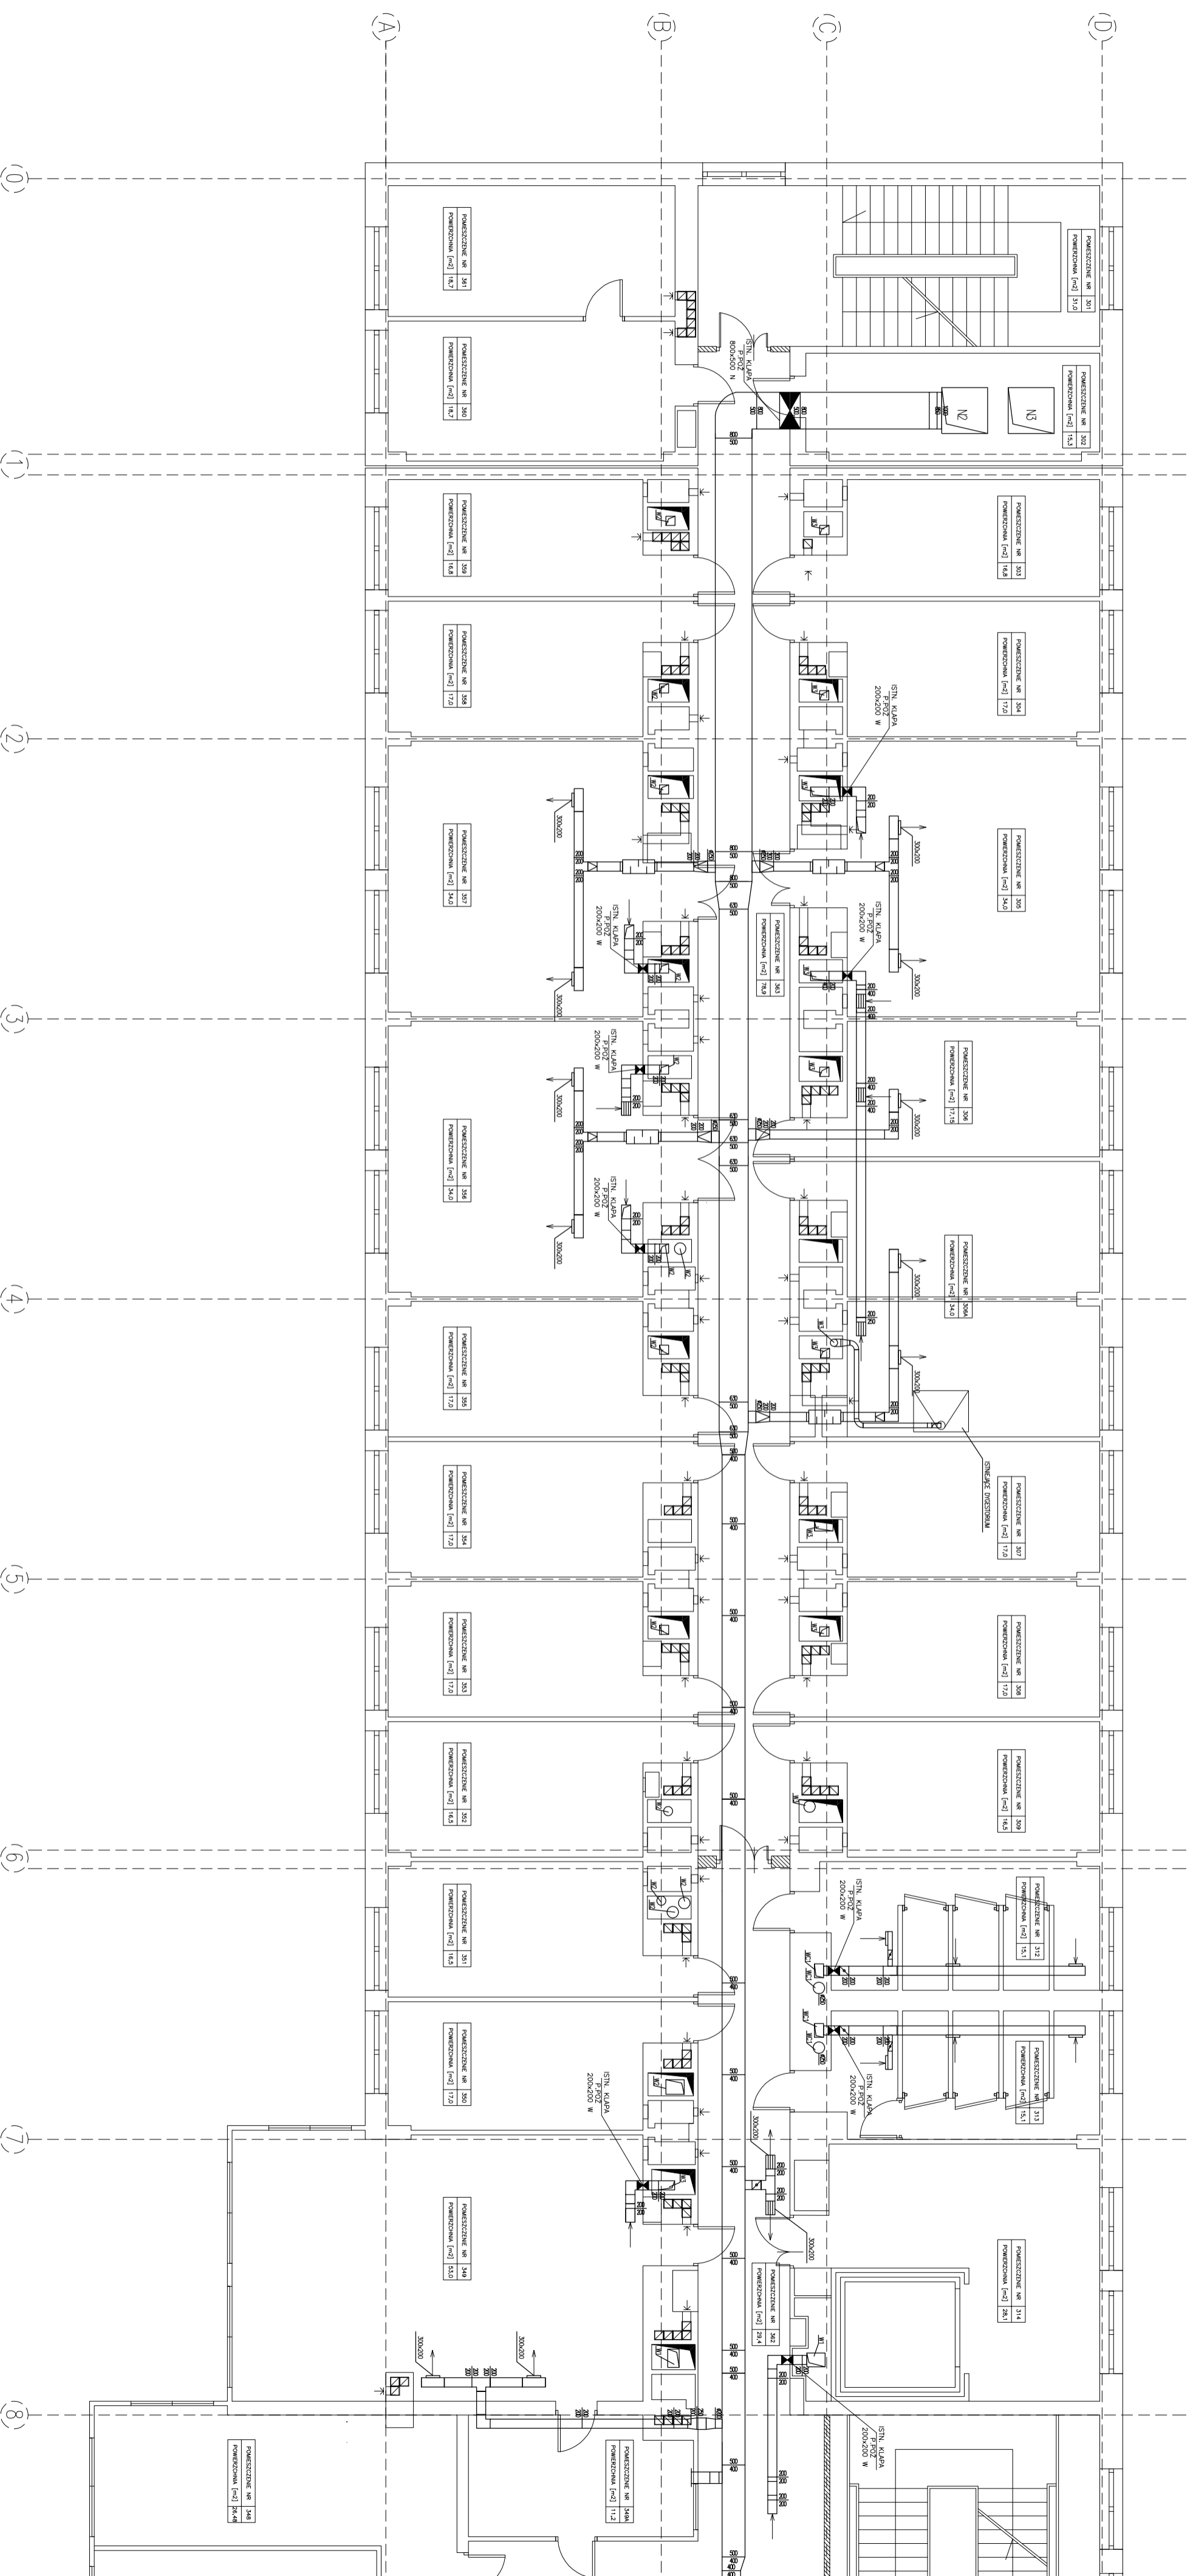

PRZEBUDOWA I INSTALACJA WENTYLACJI MECHANICZNEJ I KLIMATYZACJI W BUDYNKU WYDZIAŁU MATEMATYCZNO-PRZYRODNICZEGO Uniwersytetu Humanistyczno-Przyrodniczego Jana Kochanowskiego w Kielcach, ul. Świętokrzyska 15		BIURO OBSŁUGI INWESTYCJI ROBERT RYDZ	
INWESTOR: UNIWERSYTET HUMANISTYCZNO-PRZYRODNICZY Jana Kochanowskiego w Kielcach 25-469 Kielce, ul. Zermarskiego 5		SYNOBOL: PROJEKT WYKONAWCZY BRANŻA: WENTYLACJA MECHANICZNA	
PRZEDMIOT RYSUNKU: RZUT III-go PIĘTRA SEGMENT A1-INWENTARYZACJA		Skala: 1:100 Nr rys.: 11	
Projektował: mgr inż. Robert RYDZ		Nr uprawnień: SMK/0039/PW05/03 Data: 06.2009	
Opracował: mgr inż. Aneta ŚLIFERSKA-RYDZ		Data: 06.2009	
Sprawdził: inż. Dorota CZAPLA		Data: 06.2009	