


RZUT III-go PIĘTRA-SEGMENT A2

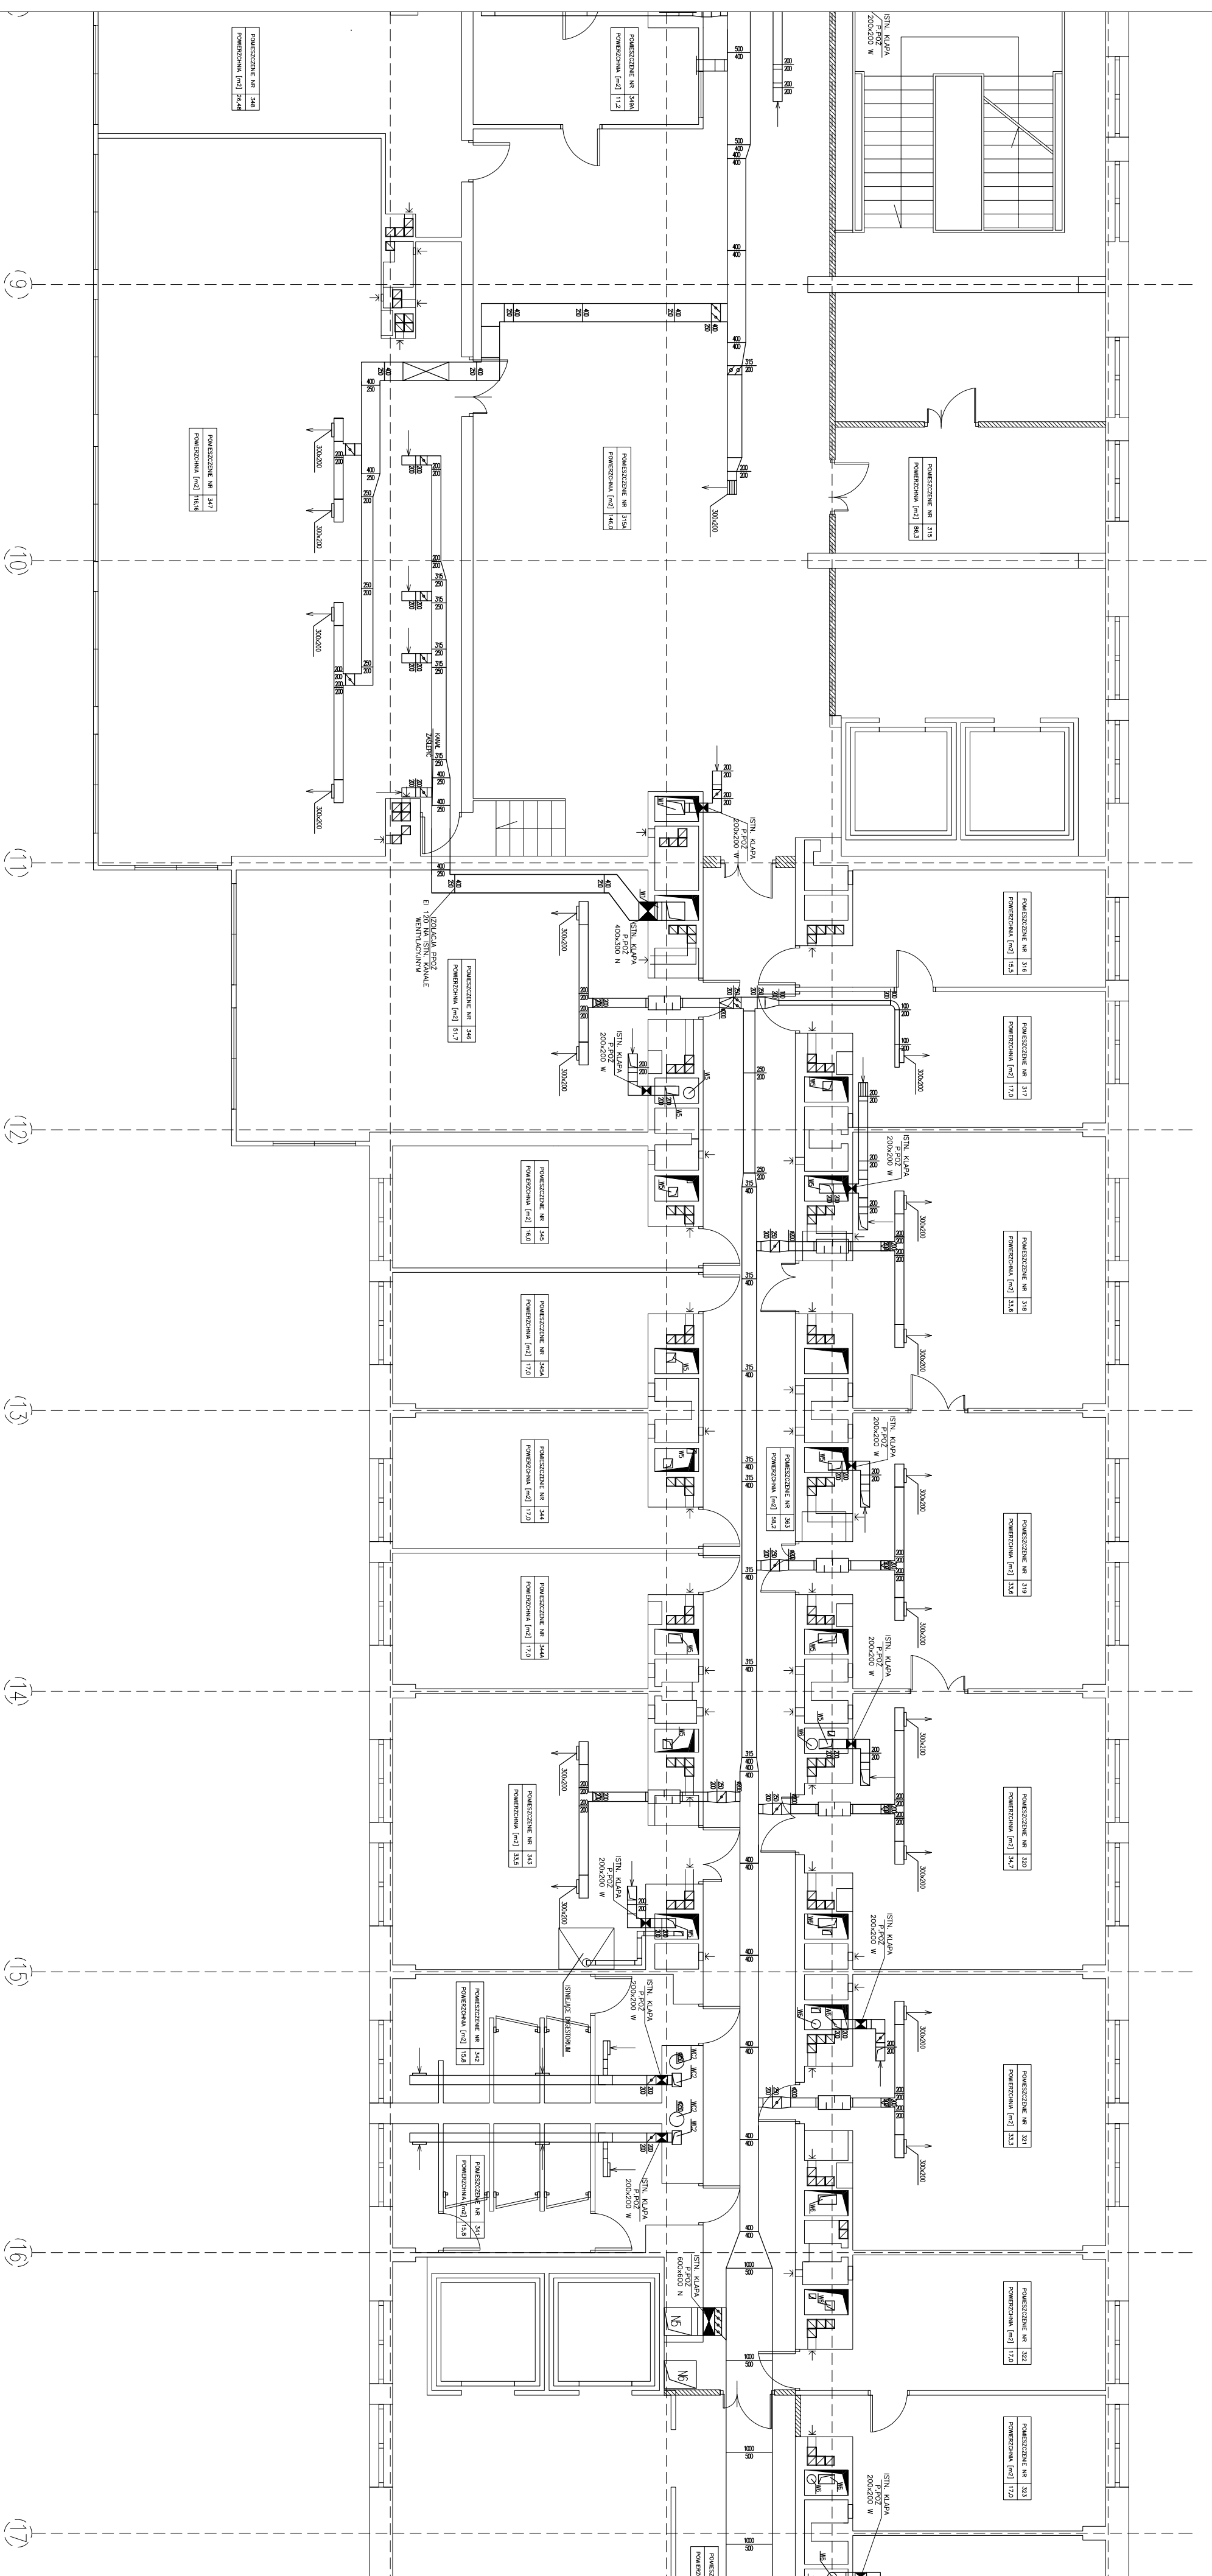

FORMACJA: REMONT I PRZEbudowa, instalacji wentylacji mechanicznej i klimatyzacji w budynku WZDZIAŁU MATEMATYCZNO-PRZYRODNICZEGO Uniwersytetu Humanistyczno-Przyrodniczego Jana Kochanowskiego w Kielcach, ul. ŚMIEŁOKRZYSKA 15 INWESTOR: UNIWERSYTET HUMANISTYCZNO-PRZYRODNICZY Jana Kochanowskiego w Kielcach, ul. Żeromskiego 5 BRANŻA: WENTYLACJA MECHANICZNA		BIURO OBSŁUGI INWESTYCJI ROBERT RYDZ 25-362 Kielce, ul. Cedzyska 20B, tel. 0 509 439 779	
PRZEDMIOT RYSUNKU: RZUT III-go PIĘTRA SEGMENT A2-INWENTARYZACJA		Skala: 1:100	Nr rys.: 12
Projektant: mgr inż. Robert RYDZ	Nr uprawnień: SWK/0039/PW05/03	Podpis: [Podpis]	Data: 06.2009
Opracował: mgr inż. Aneta ŚLIFERSKA-RYDZ			Data: 06.2009
Sprawdził: inż. Dorota CZAPLA			Data: 06.2009