


RZUT III-go PIĘTRA-SEGMENT A3

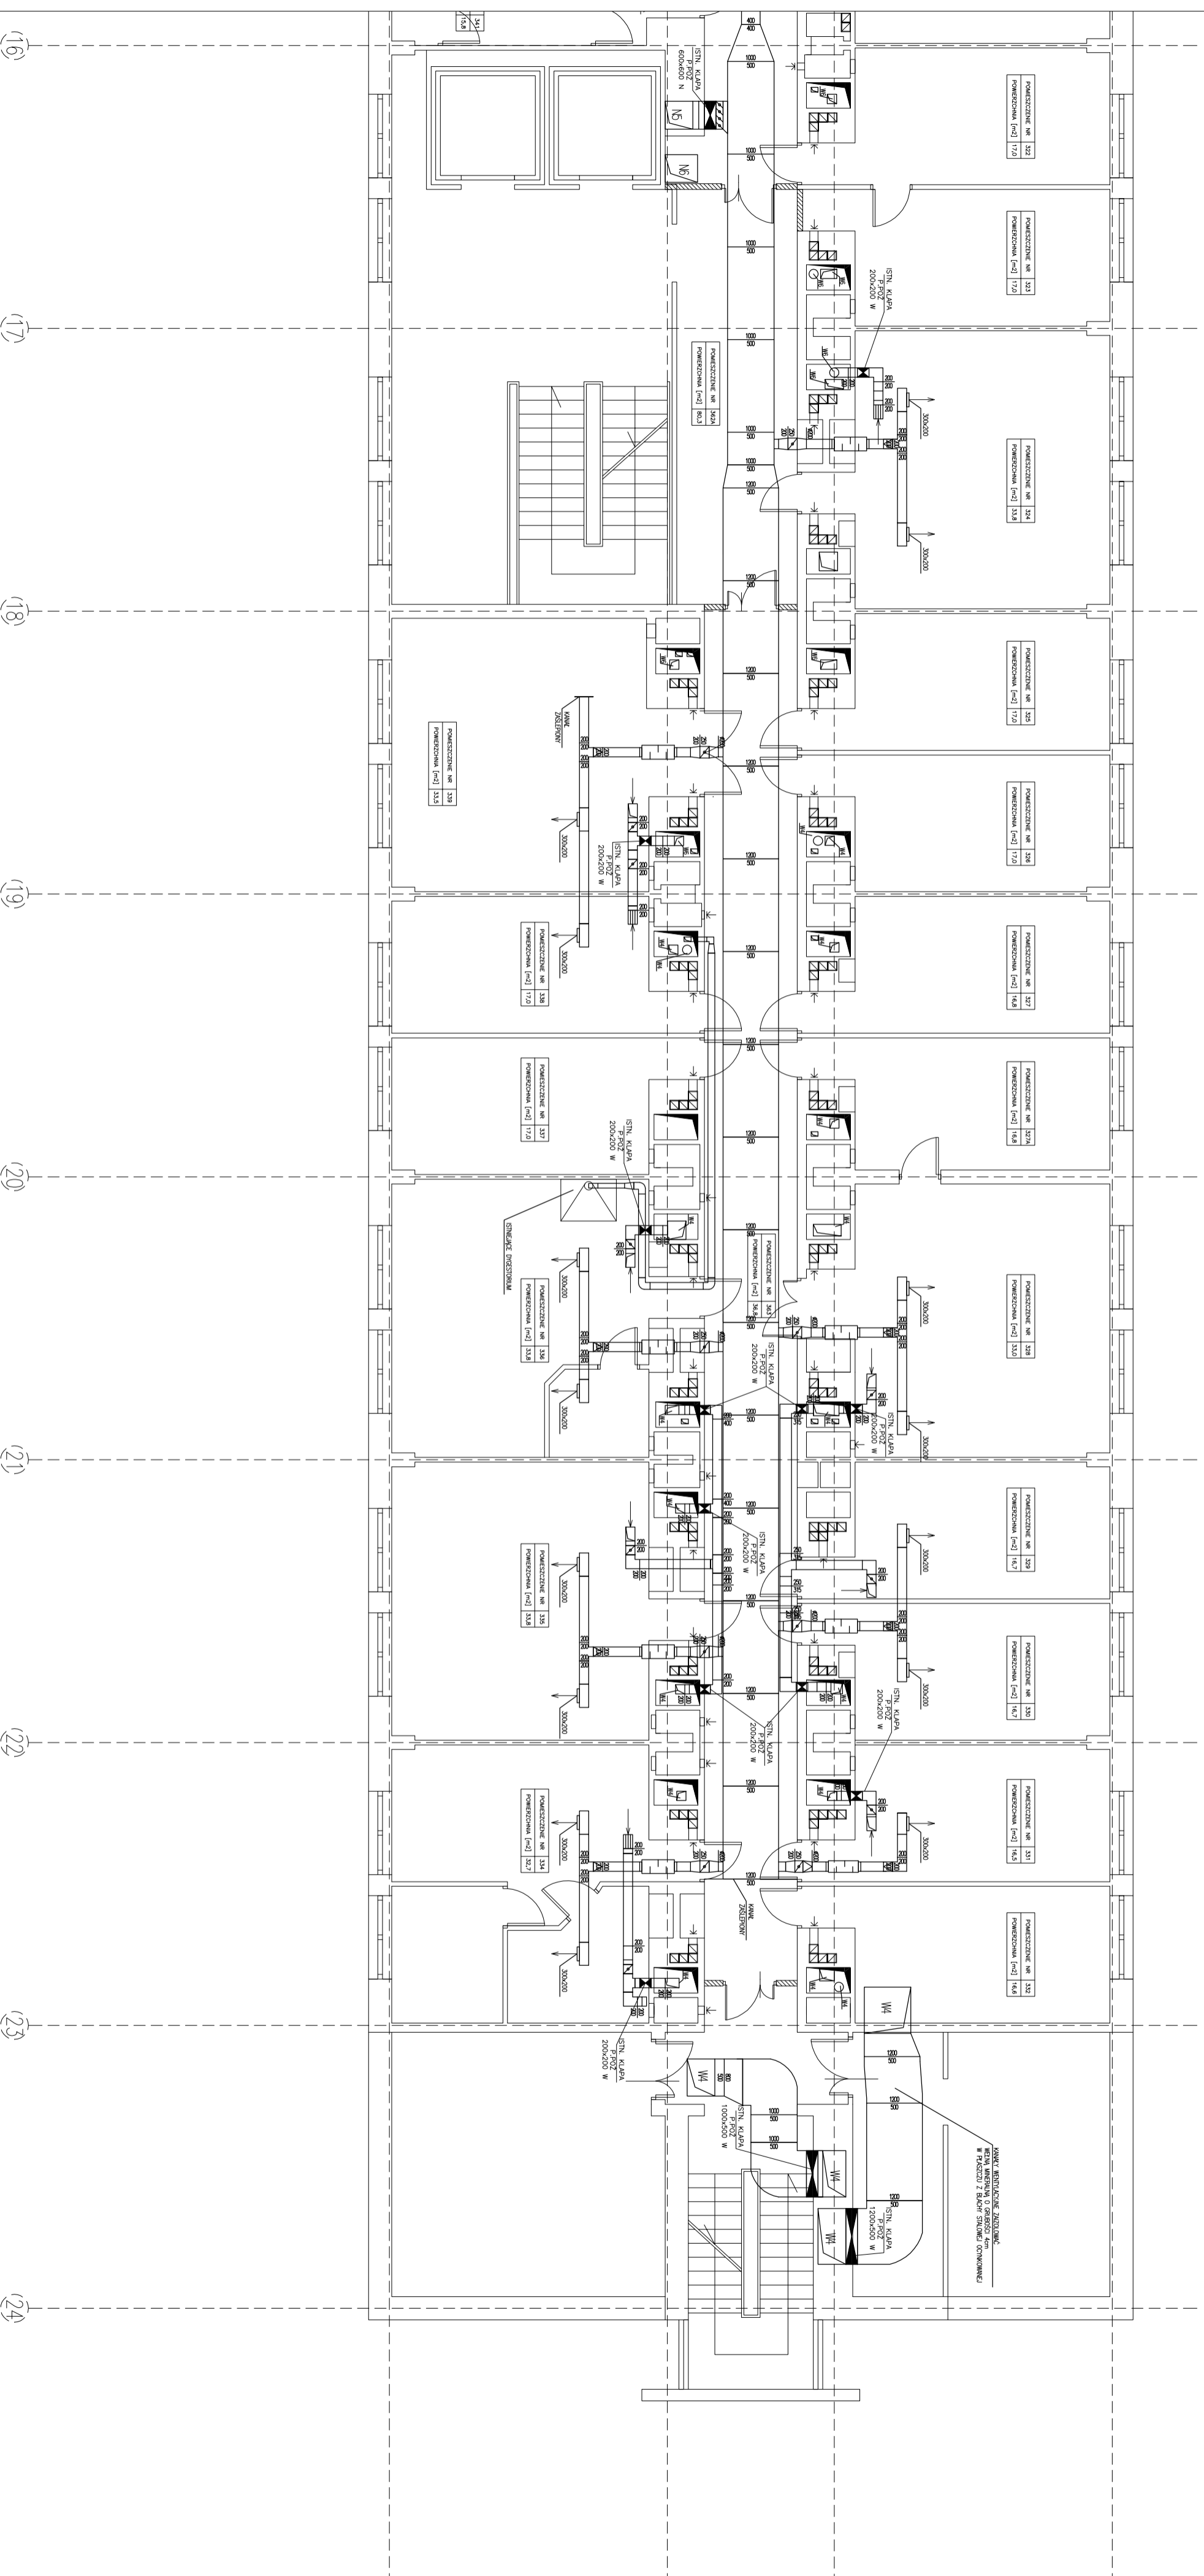

FORMACJA: REMONT I PRZEbudowa instalacji wentylacji mechanicznej i klimatyzacji w budynku WZDZIAŁU IMBENTYCYJNO-PRZYRODNICZEGO Uniwersytetu Humanistyczno-Przyrodniczego Jona Kochanowskiego w Kielcach, ul. Świętokrzyska 15 INWESTOR: UNIWERSYTET HUMANISTYCZNO-PRZYRODNICZY Jona Kochanowskiego w Kielcach, ul. Zeromskiego 5 PRZEMÓWCA: WENTYLACJA MECHANICZNA		BIURO OBSŁUGI INWESTYCJI ROBERT RYDZ 25-362 Kielce, ul. Cedzyska 20B, tel. 0 509 439 779 STADIUM: PROJEKT WYKONAWCZY	
PRZEMÓWCA RYSUNKI: RZUT III-go PIĘTRA SEGMENT A3-INWENTARYZACJA		Skala: 1:100 Nr rys.: 13	
Projektował: mgr inż. Robert RYDZ	Nr uprawnień: SWK/0039/PW05/03	Podpis:	Data: 06.2009
Opracował: mgr inż. Aneta ŚLIFERSKA-RYDZ			Data: 06.2009
Sprawdził: inż. Dorota CZAPLA	SWK/0047/P005/05		Data: 06.2009