


RZUT IV-go PIĘTRA-SEGMENT A1

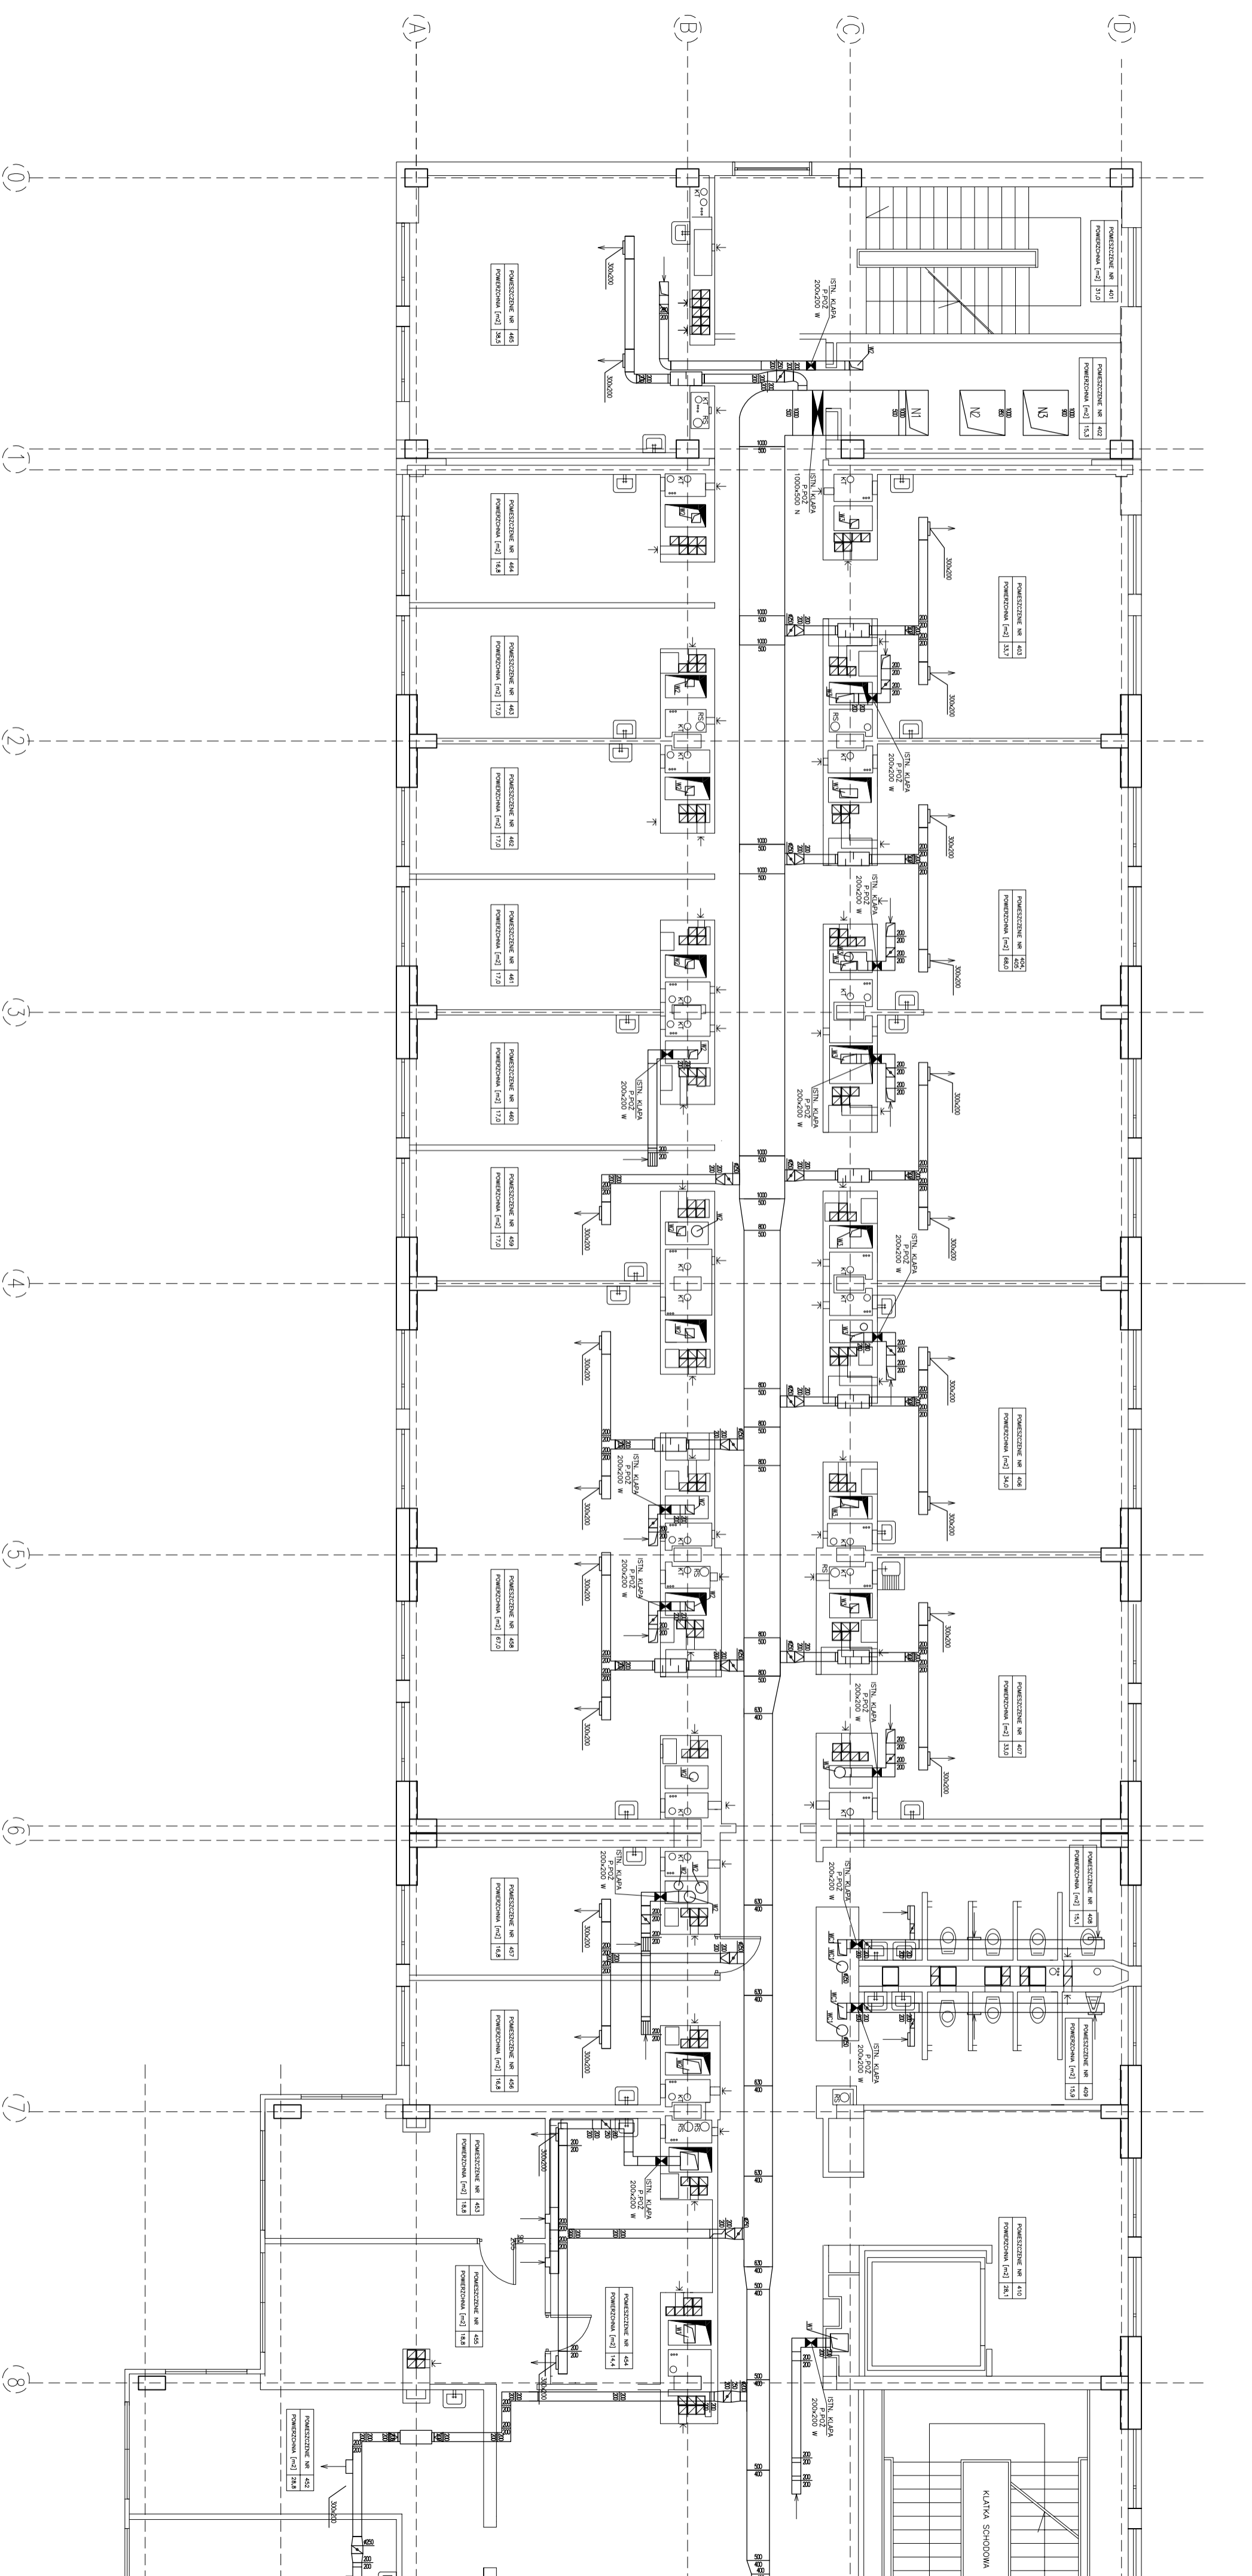

FIRMAREMONT I PRZEbudowa INSTALACJI WENTYLACJI MECHANICZNEJ I KLIMATYZACJI W BUDYNKU WZDLUŻU MAHEMANTYCZNO-PRZYRODNICZEGO Uniwersytetu Humanistyczno-Przyrodniczego Jolno Kochanowskiego w Kielcach, ul. ŚMIEŁOKRZYSKA 15		BIURO OBSŁUGI INWESTYCJI ROBERT RYDZ	
INWESTOR: UNIWERSYTET HUMANISTYCZNO-PRZYRODNICZY Jolno Kochanowskiego w Kielcach 25-469 Kielce, ul. Zeromskiego 5		BRANŻA: WENTYLACJA MECHANICZNA	
PRZEDMIOT RYSUNKU: RZUT IV-go PIĘTRA SEGMENT A1-INWENTARYZACJA			
Projektował: mgr inż. Robert RYDZ	Nr uprawnień: SWK/0039/PW05/03	Skala: 1:100	Nr rys.: 14
Opracował: mgr inż. Aneta ŚLIFERSKA-RYDZ		Data: 06.2009	
Sprawdził: inż. Dorota CZAPLA	SWK/0047/P005/05		Data: 06.2009