


RZUT V-go PIĘTRA-SEGMENT A1

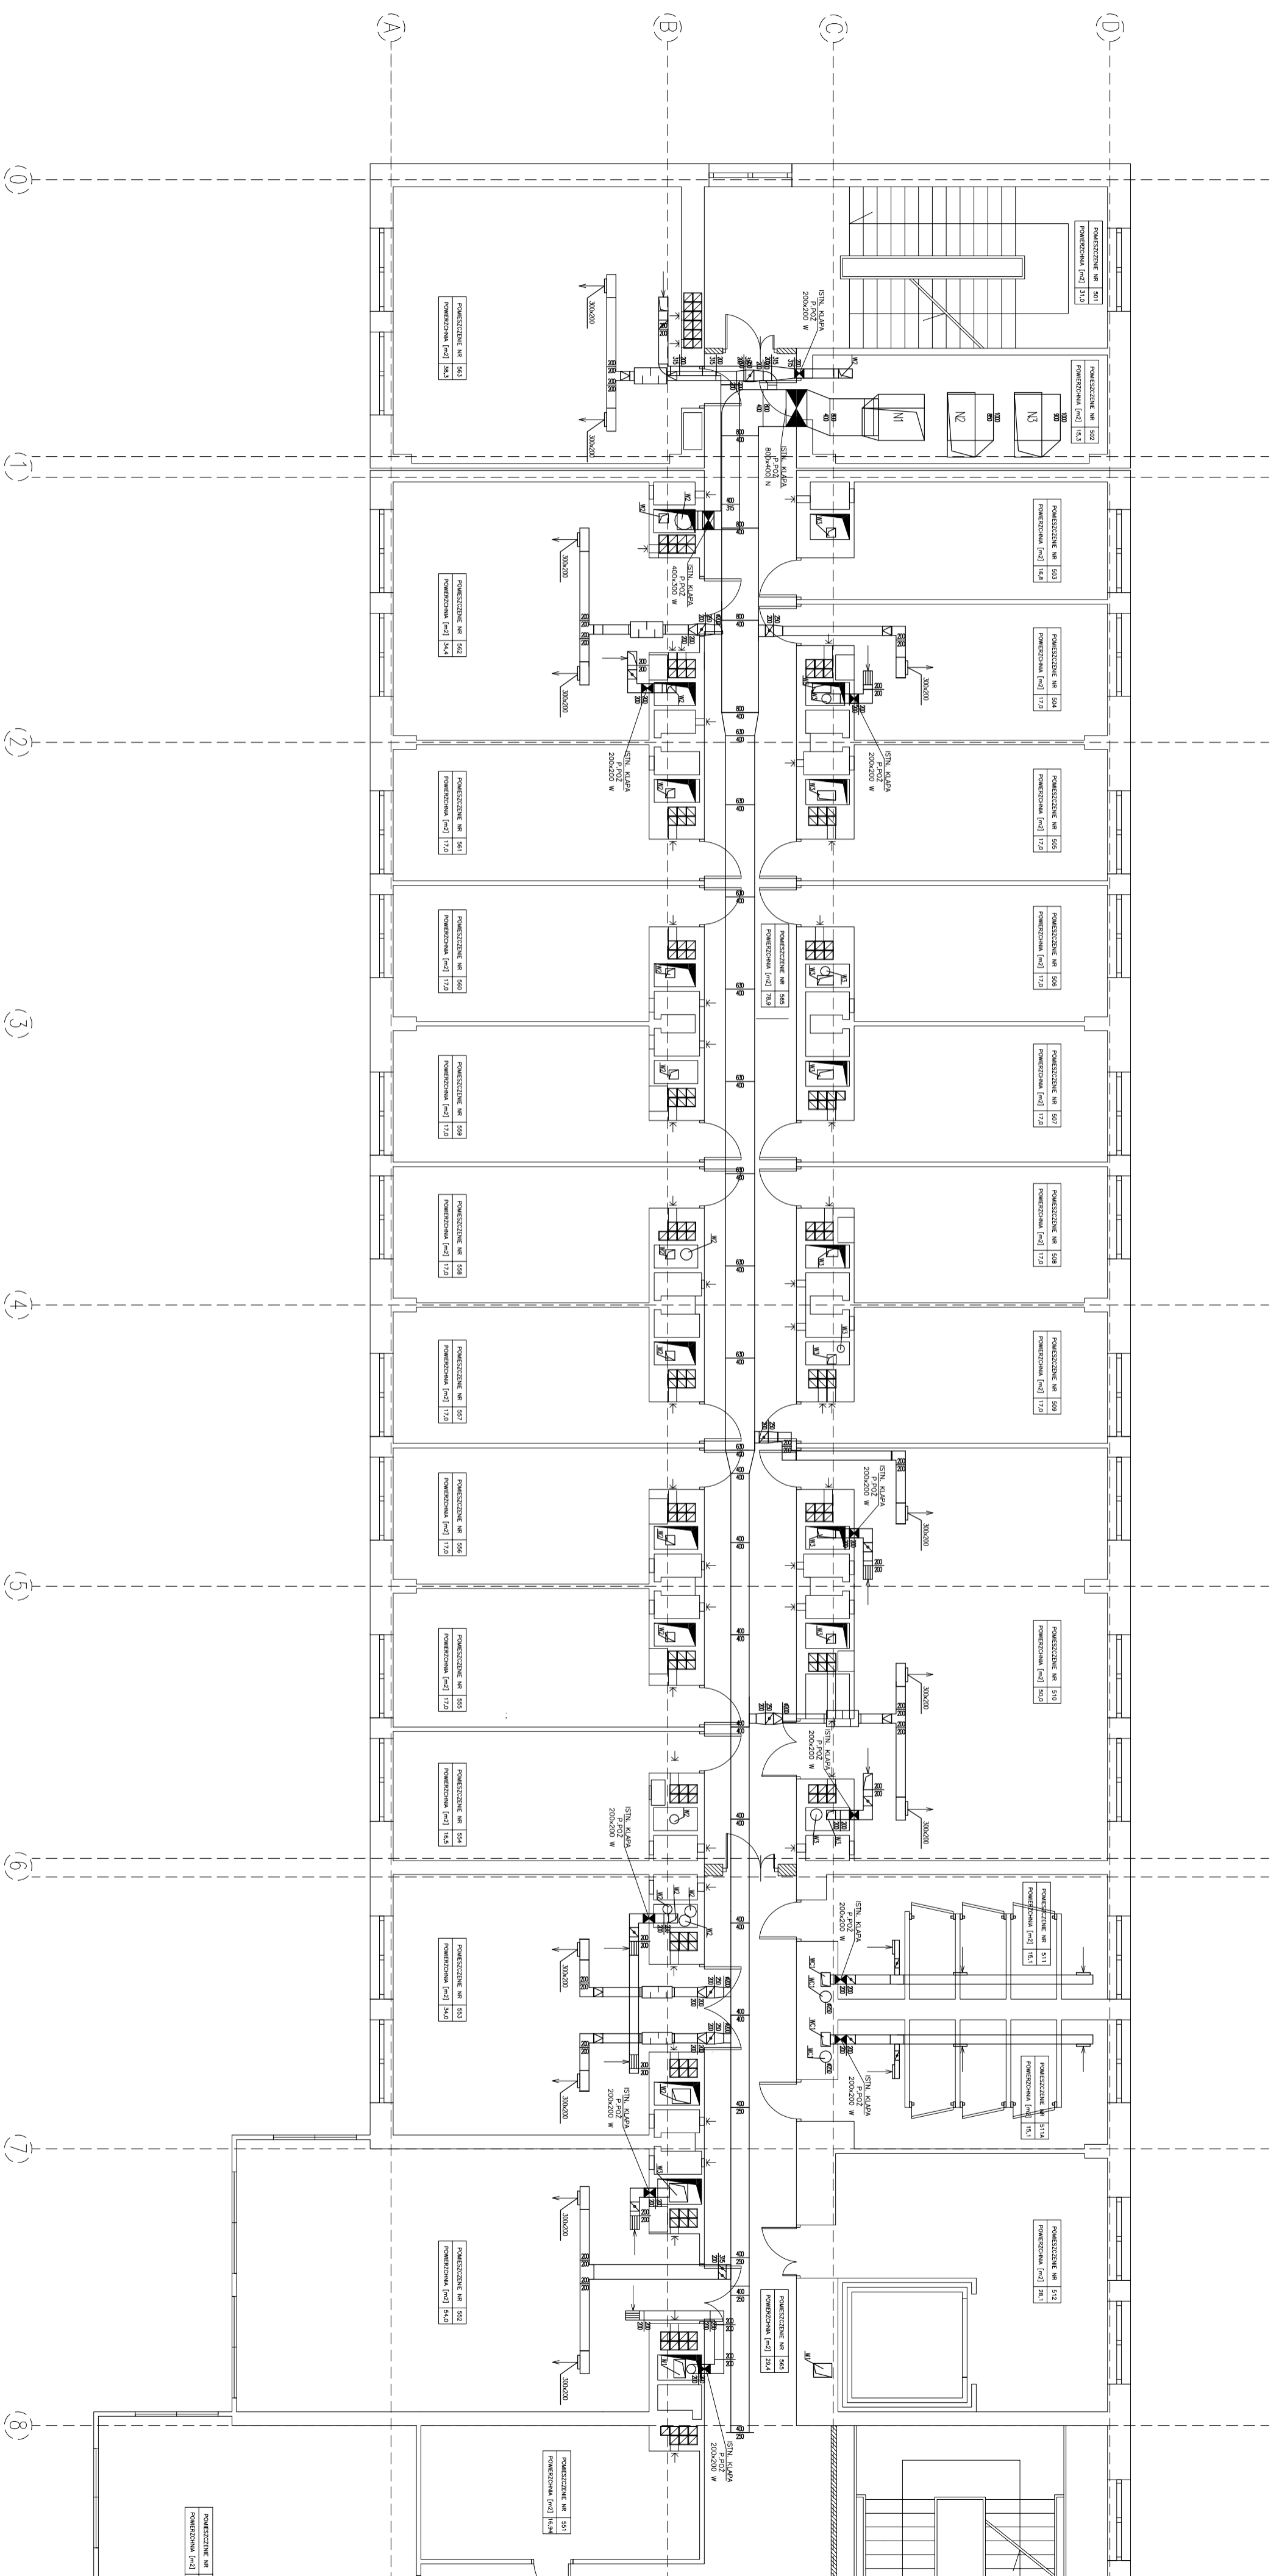

FIRMAREMONT I PRZEBUDOWA INSTALACJI WENTYLACJI MECHANICZNEJ I KLIMATYZACJI W BUDYNKU WZDZIAŁU IMAENANTYZNO-PRZYRODNICZEGO Uniwersytetu Humanistyczno-Przyrodniczego Jana Kochanowskiego w Kielcach, ul. ŚMIEŁOKRZYŚKA 15		BIURO OBSŁUGI INWESTYCJI ROBERT RYDZ SYNDYKUS PROJEKT WYKONAWCZY	
INWESTOR: UNIWERSYTET HUMANISTYCZNO-PRZYRODNICZY Jana Kochanowskiego w Kielcach 25-469 Kielce, ul. Zeromskiego 5		BRANŻA: WENTYLACJA MECHANICZNA	
PRZEDMIOT RYSUNKU: RZUT V-go PIĘTRA SEGMENT A1-INWENTARYZACJA		Skala: 1:100	
Nr oprac.: SMK/0039/PW05/03		Data: 06.2009	
Opracował: mgr inż. Robert RYDZ		Data: 06.2009	
Sprawdził: inż. Dorota CZAPLA		Data: 06.2009	