


RZUT V-go PIĘTRA-SEGMENT A2

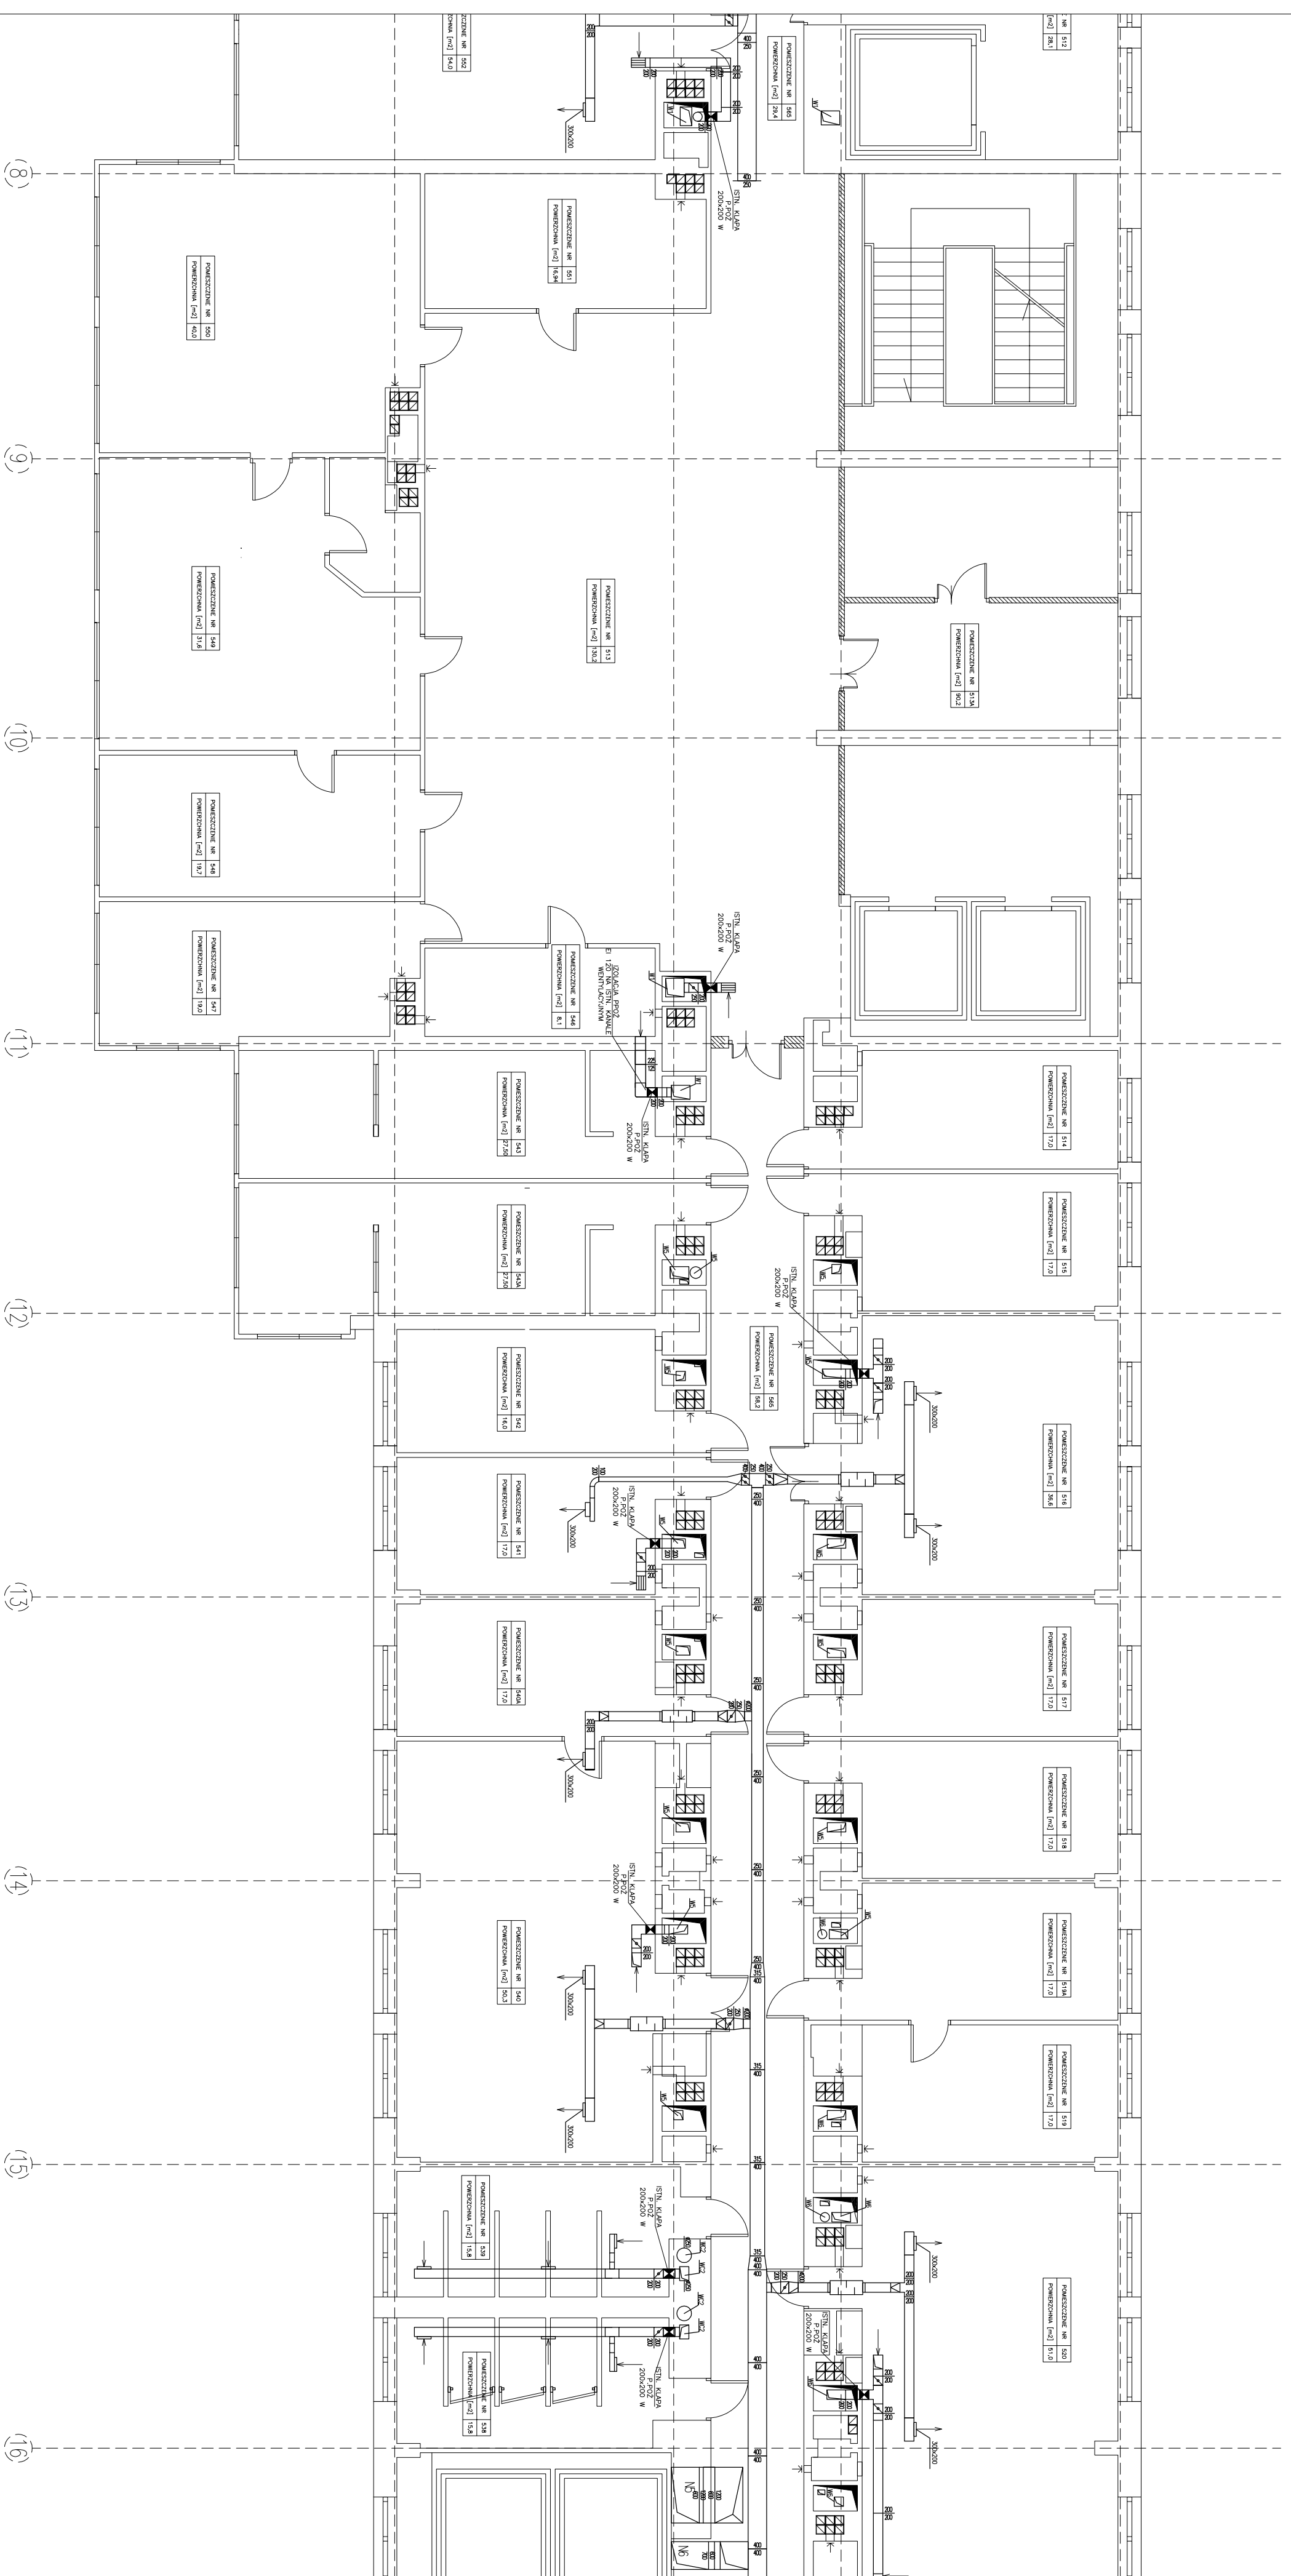

FIRMAREMONT I PRZEBUDOWA INSTALACJI WENTYLACJI MECHANICZNEJ I KLIMATYZACJI W BUDYNKU WZDZIAŁU MATEMATYCZNO-PRZYRODNICZEGO Uniwersytetu Humanistyczno-Przyrodniczego Jolno Kochanowskiego w Kielcach, ul. ŚMIEŁOKRZYSKA 15		BIURO OBSŁUGI INWESTYCJI ROBERT RYDZ 25-362 Kielce, ul. Cedzyska 20B, tel. 0 509 439 779	
INWESTOR: UNIWERSYTET HUMANISTYCZNO-PRZYRODNICZY Jolno Kochanowskiego w Kielcach 25-469 Kielce, ul. Zeromskiego 5		BRANŻA: WENTYLACJA MECHANICZNA	
PRZEWIĄT RYSUNKI:			
RZUT V-go PIĘTRA SEGMENT A2-INWENTARYZACJA		Skala: 1:100	
Nr uprawnień:		Nr rys.: 18	
Projektował: mgr inż. Robert RYDZ		Data: 06.2009	
Opracował: mgr inż. Aneta ŚLIFERSKA-RYDZ		Data: 06.2009	
Sprawdził: inż. Dorota CZAPLA		Data: 06.2009	