


# RZUT PARTERU-SEGMENT A3

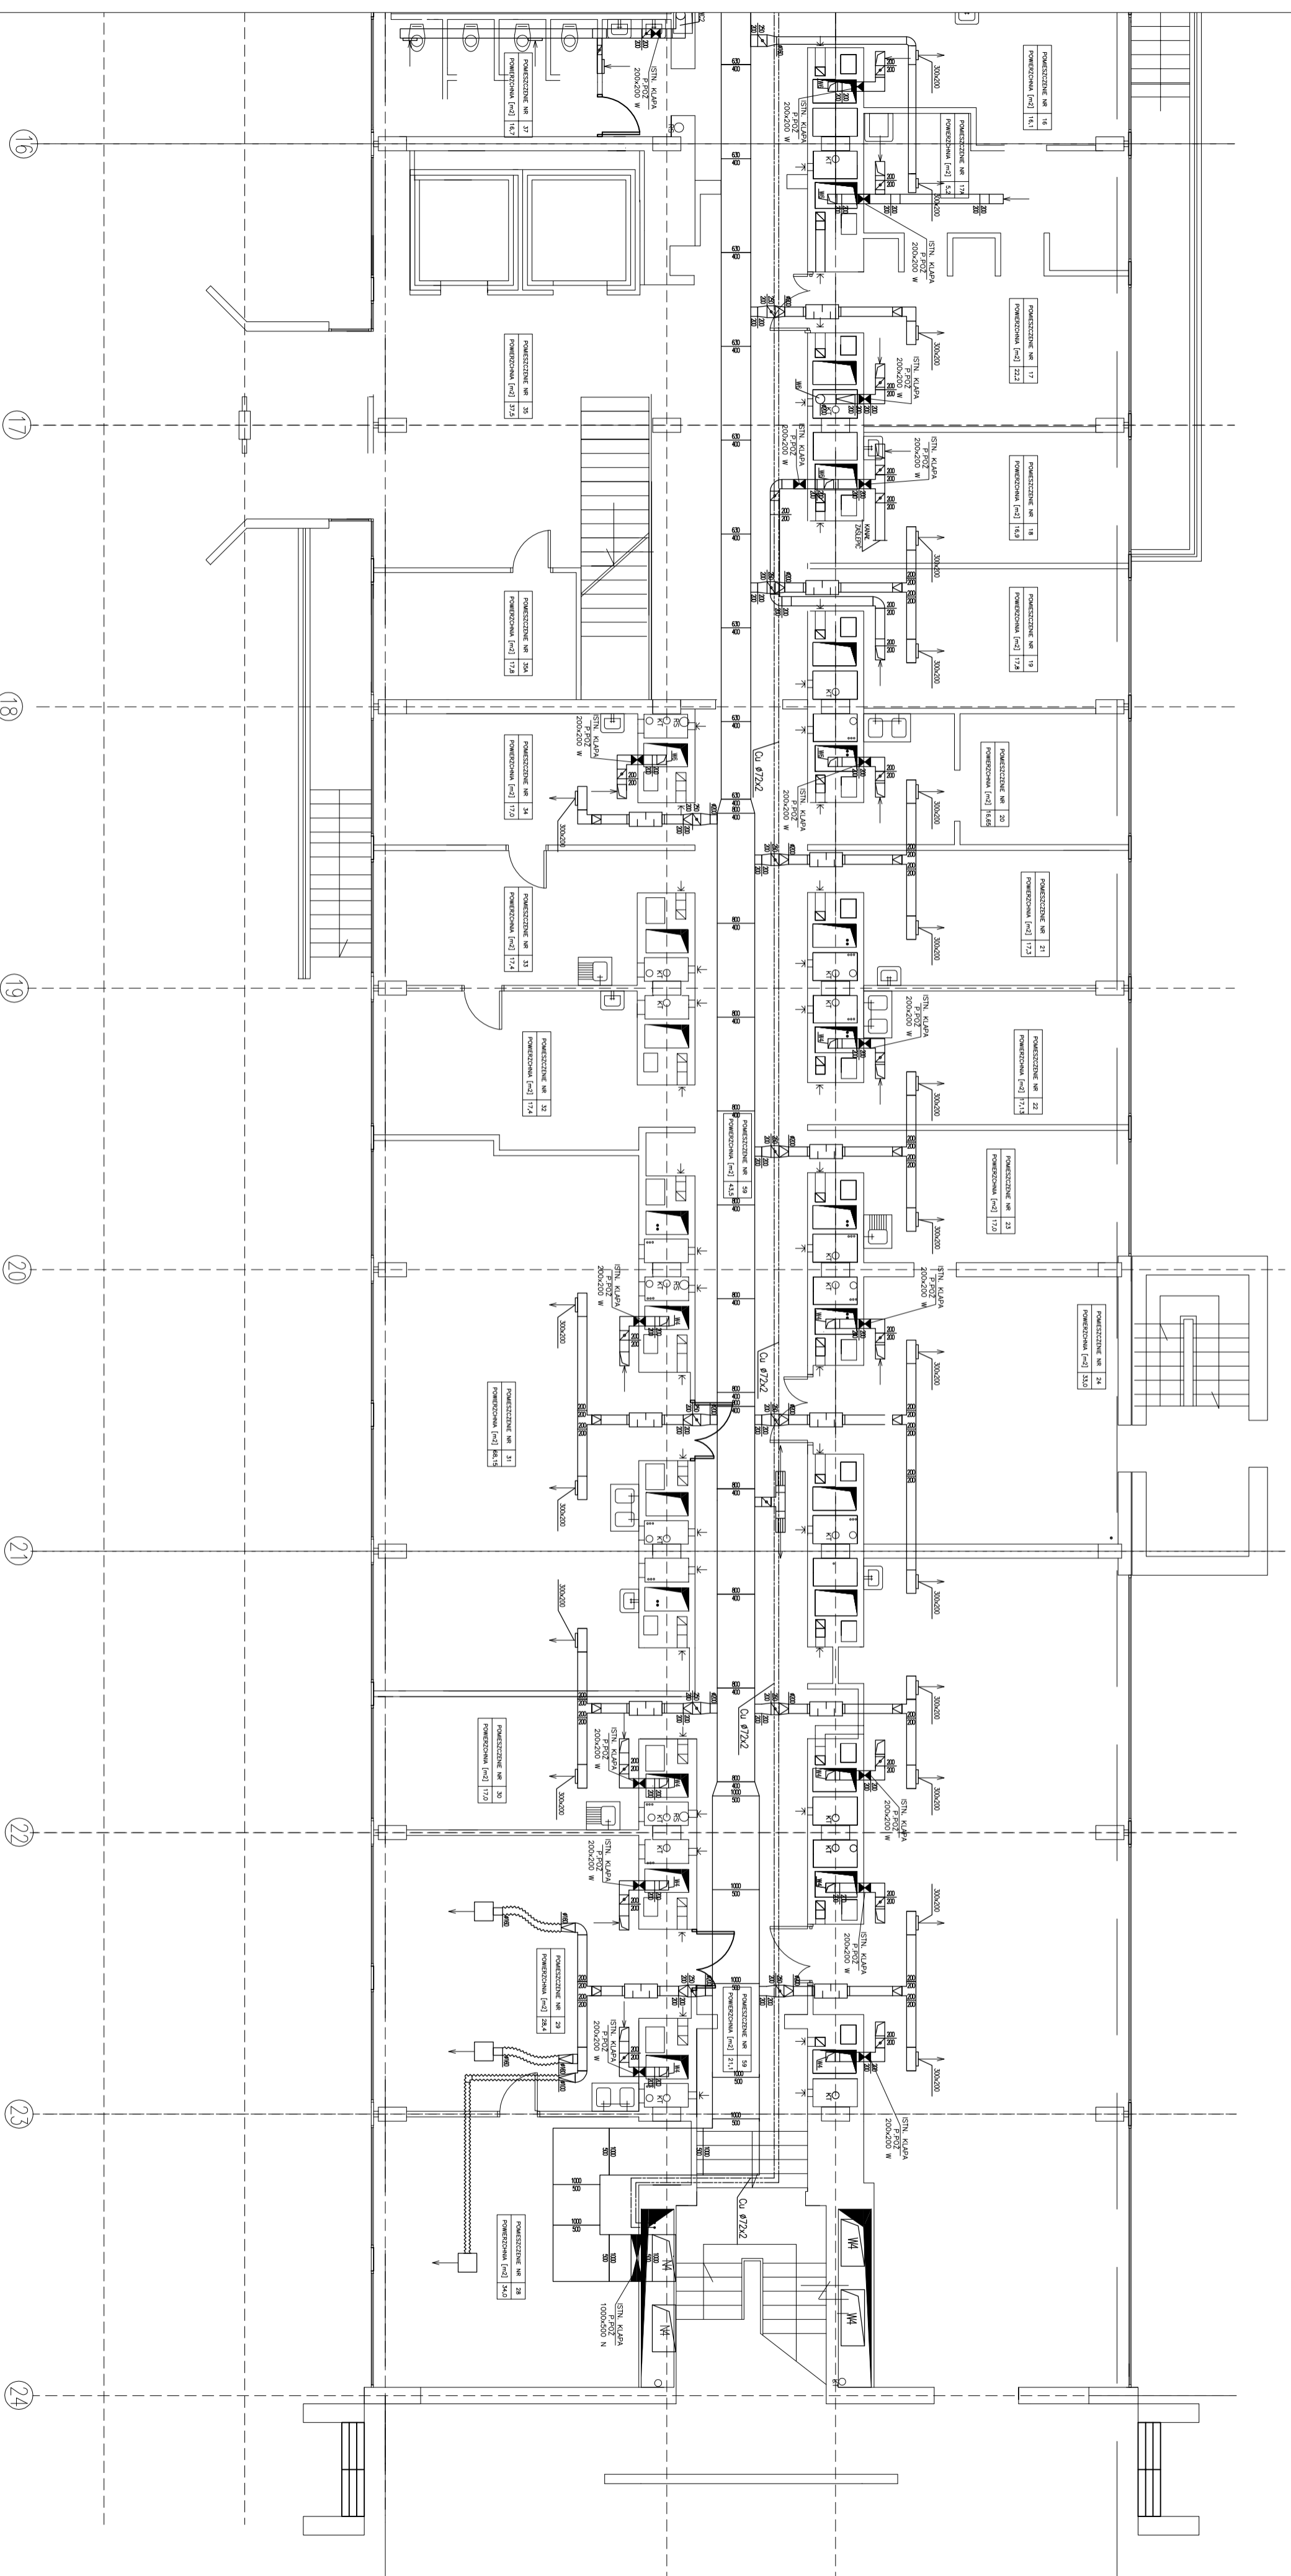

FIRMAREMONT I PRZEbudowa INSTALACJI WENTYLACJI MECHANICZNEJ I KLIMATYZACJI W BUDYNKU WIDZIALU IMAENANTCZNO-PRZYRODNICZEGO Uniwersytetu Humanistyczno-Przyrodniczego Jolno Kochanowskiego w Kielcach, ul. ŚMIEŁOKRZYSKA 15		BIURO OBSŁUGI INWESTYCJI ROBERT RYDZ	
INWESTOR: UNIWERSYTET HUMANISTYCZNO-PRZYRODNICZY Jolno Kochanowskiego w Kielcach, ul. Żeromskiego 5		BRANŻA: WENTYLACJA MECHANICZNA	
PRZEDMIOT RYSUNKU: RZUT PARTERU SEGMENT A3-INWENTARYZACJA			
Projektował: mgr inż. Robert RYDZ	Nr uprawnień: SWK/0039/PW05/03	Skala: 1:100	Nr rys.: 4
Opracował: mgr inż. Aneta ŚLIFERSKA-RYDZ		Podpis: 06.2009	Data: 06.2009
Sprawdził: inż. Dorota CZAPLA			06.2009