


RZUT PIWNIC-SEGMENT A3 poziom -5,30

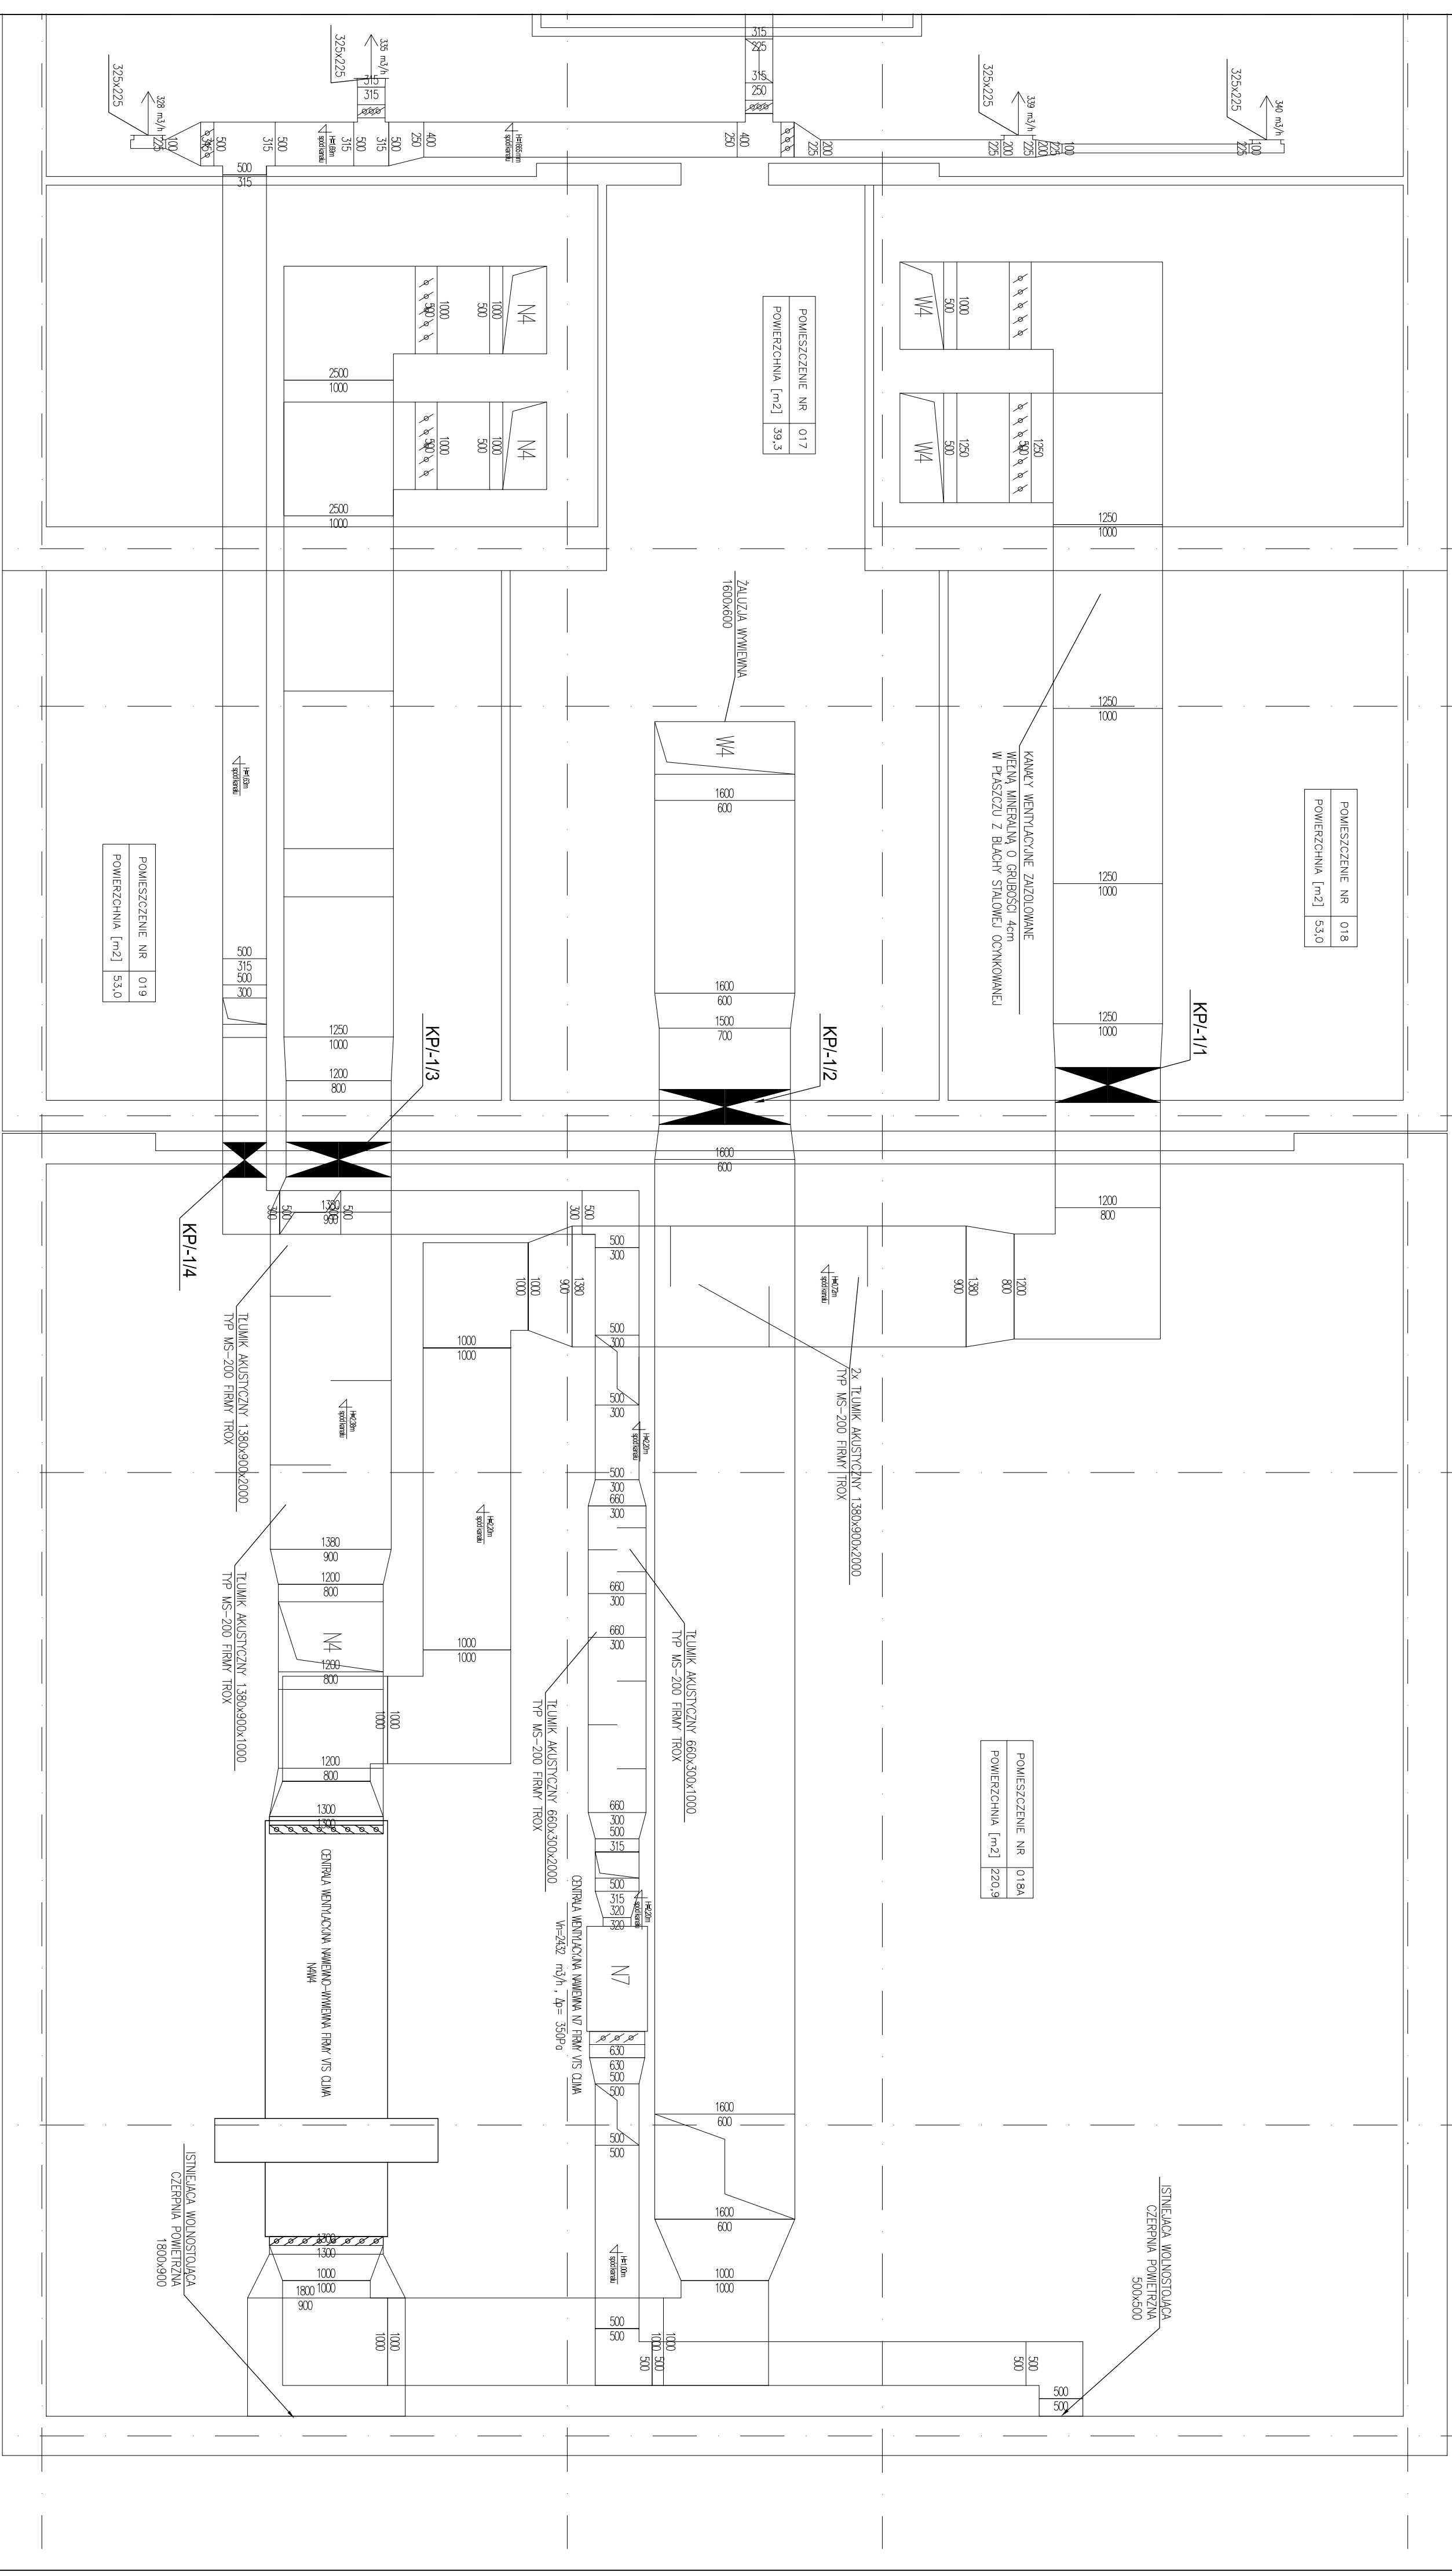

23 24 25 26 27 28 29

BIURO OBSŁUGI INWESTYCJI ROBERT RYDZ 25-362 Kielce, ul. Cieszyńska 20B, tel. 0 509 439 779	
STADIUM: PROJEKT WYKONAWCZY BRANŻA: WENTYLACJA MECHANICZNA	
Tytuł: REMONT I PRZEBUDOWA INSTALACJI WENTYLACJI MECHANICZNEJ I KLIMATYZACJI W BUDYNKU WODZIAKU WAPENIACZNO-PRZYRODNICZEGO Uniwersytetu Humanistyczno-Przyrodniczego Jana Kochanowskiego w Kielcach, ul. ŚMIEŁCZYSKA 15 Inwestor: UNIWERSYTET HUMANISTYCZNO-PRZYRODNICZY Jana Kochanowskiego w Kielcach 25-469 Kielce, ul. Żeromskiego 5	Skala: 1:50 Nr rys.: 1
Projektant: mgr inż. Robert RYDZ Opracował: mgr inż. Aneta ŚLIFERSKA-RYDZ Sprawdził: inż. Dorota CZAPLA	Nr uprawnień: SMK/0039/PWCS/03 Data: 06.2009 Data: 06.2009 Data: 06.2009
PRZEDEKOT RYSUNKU: RZUT PIWNIC-SEGMENT A3	