



# VI PIĘTRO


## Rzut VI piętra CZĘŚĆ A1

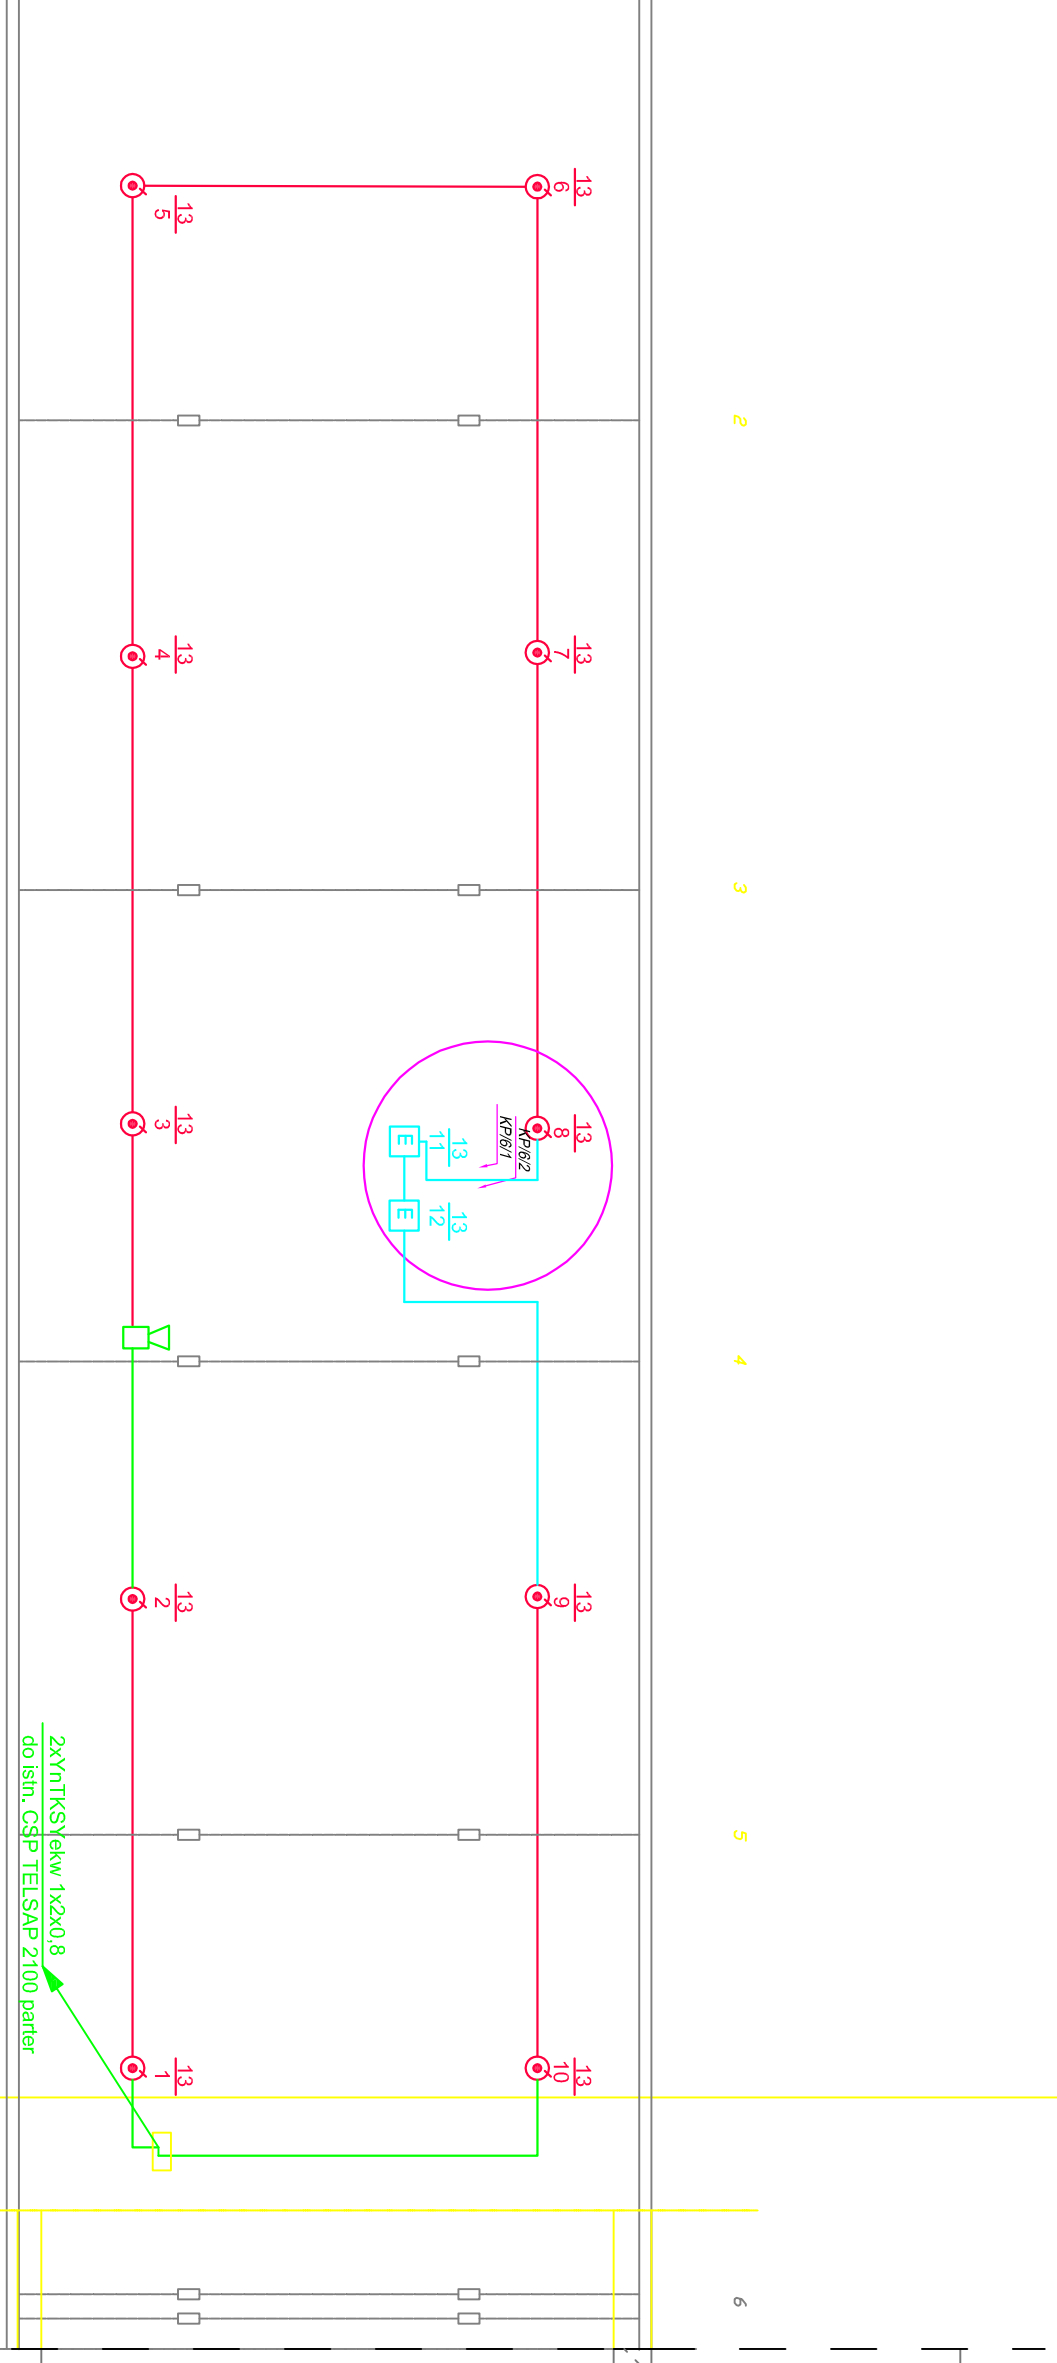

## Rzut VI piętra CZĘŚĆ A2

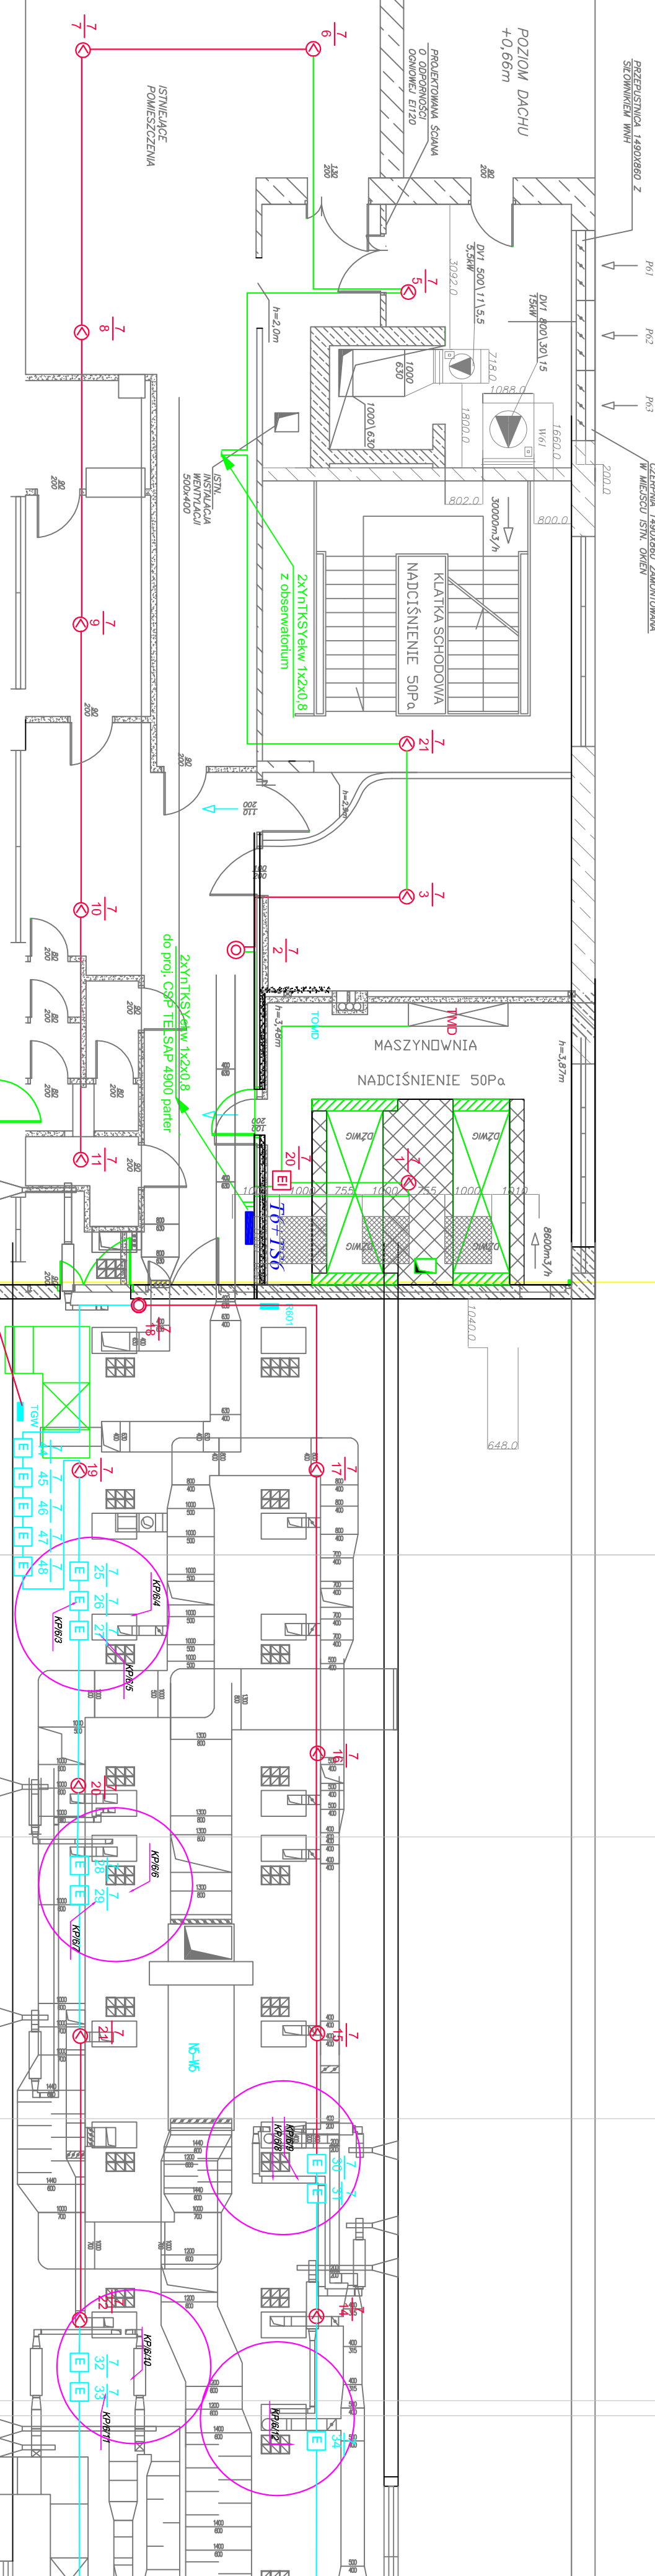

## Rzut VI piętra CZĘŚĆ A3

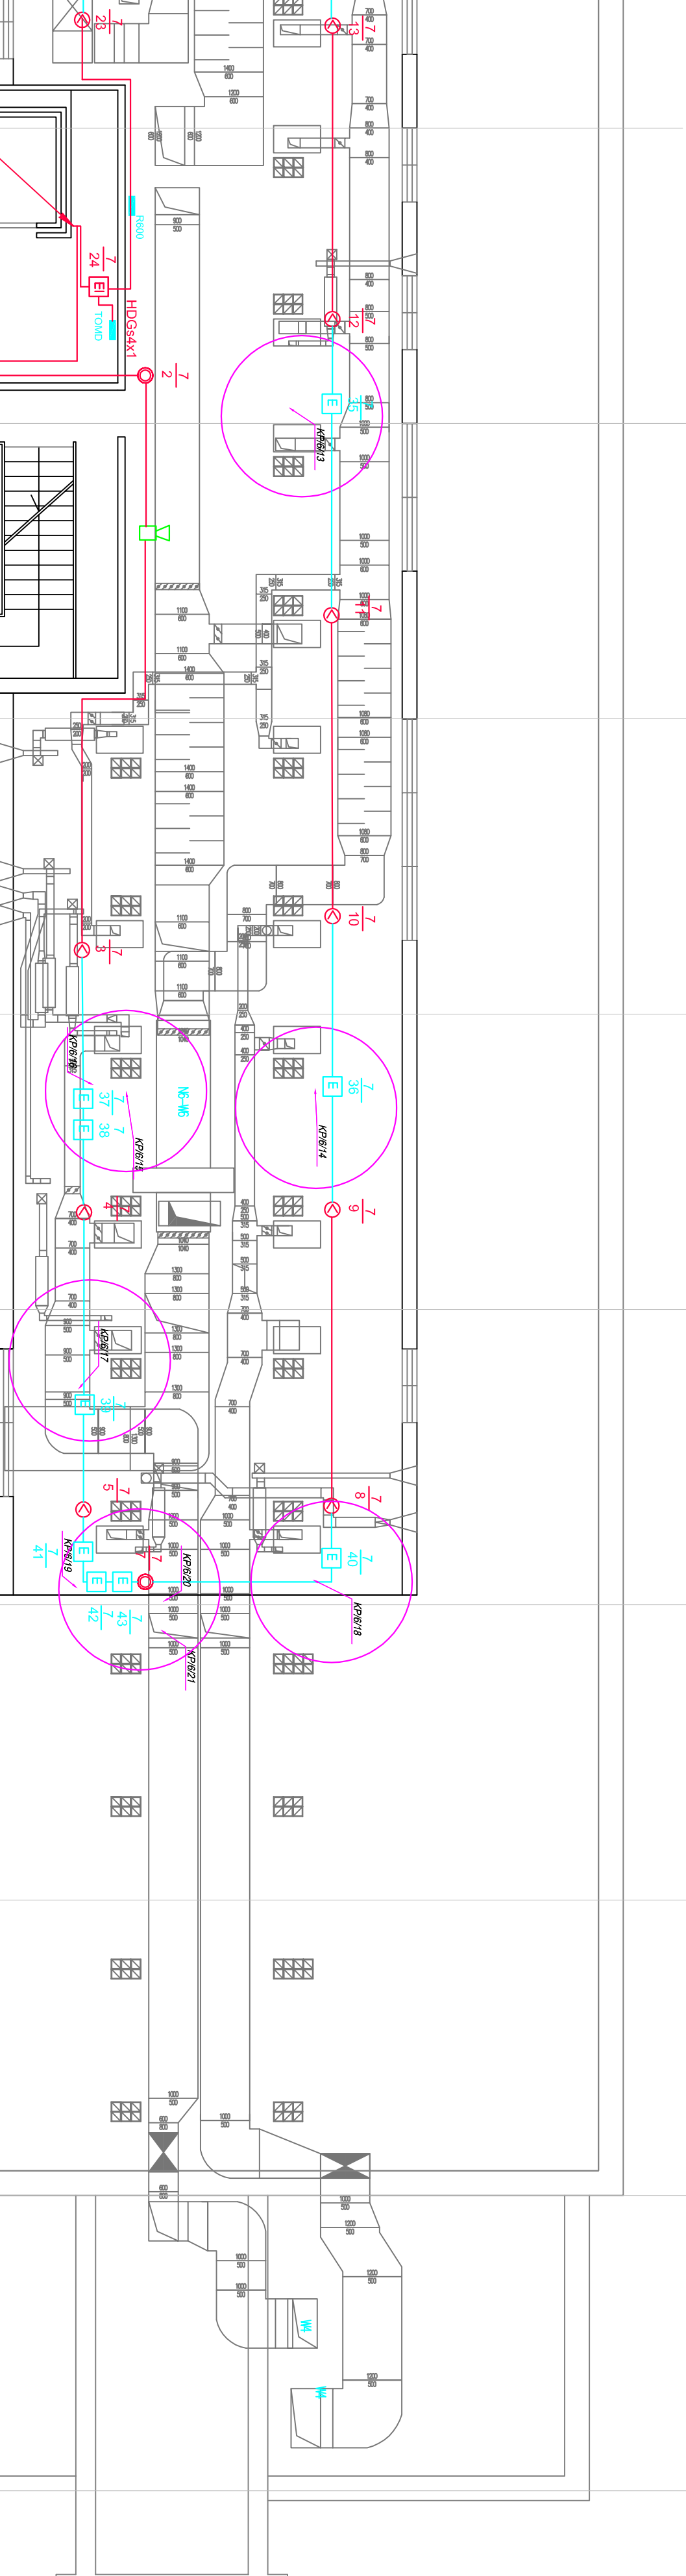

<b>UMAGA</b> ELEMENTY MOWOPROJEKTOWANE I NAKREŚLONO KOLOREM NIEBISKIM		<b>BIURO OBSŁUGI INWESTYCJI</b> <b>ROBERT RIWZ</b> ul. Ciepłota 28B, tel. 0 99 547 178 ul. Ciepłota 28B, tel. 0 99 547 178
Klient: PRZEDSIĘWZIĘCIE WYKONANIA WYKONANIA WYMIENIOWO-PRZEWODNIKOWY WYMIENIOWO-PRZEWODNIKOWY ul. Ciepłota 28B, tel. 0 99 547 178 ul. Ciepłota 28B, tel. 0 99 547 178		Projekt: WENTYLACJA MECHANICZNA ul. Ciepłota 28B, tel. 0 99 547 178 ul. Ciepłota 28B, tel. 0 99 547 178
Projektant: <b>mpr inż. Jan Model</b> Data: 06-2009	Skala: 1:100 Data: 06-2009	Data: 06-2009
Opracowanie: Data: 06-2009	Skala: 1:100 Data: 06-2009	Data: 06-2009
Sprawdzający: <b>inż. Sławomir Szurbiś</b> Data: 06-2009	Skala: 1:100 Data: 06-2009	Data: 06-2009