



Pawilon "B"

Parter

Pawilon "A"

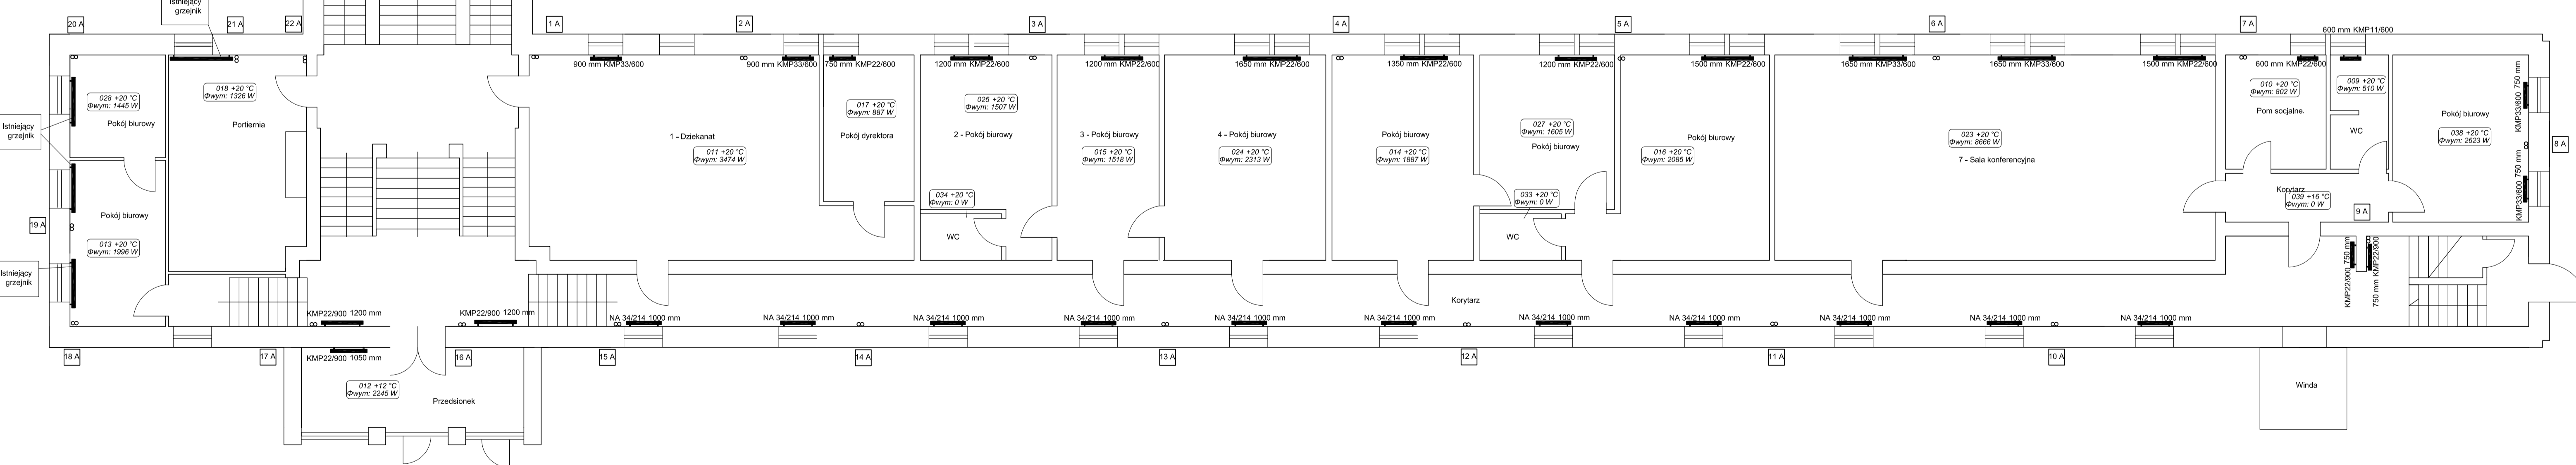

		Kolonia Borek ul. Przemysłowa 3 42-262 Pucznia tel./fax + 48 34 324 51 61 neon@neon.net.pl	
Inwestor:	Uniwersytet Humanistyczny – Przynożyci Jana Kochanowskiego w Kielcach		
Faza:	Projekt budowlany – wykonawczy		
Temat:	Wymiana instalacji przewodów c.w. wraz z grzejnikami w budynku Wydziału Pedagogicznego i Artystycznego w Kielcach przy ul. Krakowskiej 11, działka nr ewid. 6 Branża: Instalacje sanitarne – centrale ogrzewania		
Opracował:	mgr inż. Agnieszka Rójkowska SA/137/1962/08 SA/6/461/07	specjalista Instalacyjny	X/2011
Projektował:	mgr inż. Wojciech Norberciak SA/107/1962/04 SA/6/208/04	specjalista Instalacyjny	X/2011
Sprawdził:	inż. Sebastian Bethler		X/2011
Rzut parteru – instalacja centralnego ogrzewania		Skala 1:100	Nr rysunku: 3