


Pawilon "B"

Parter

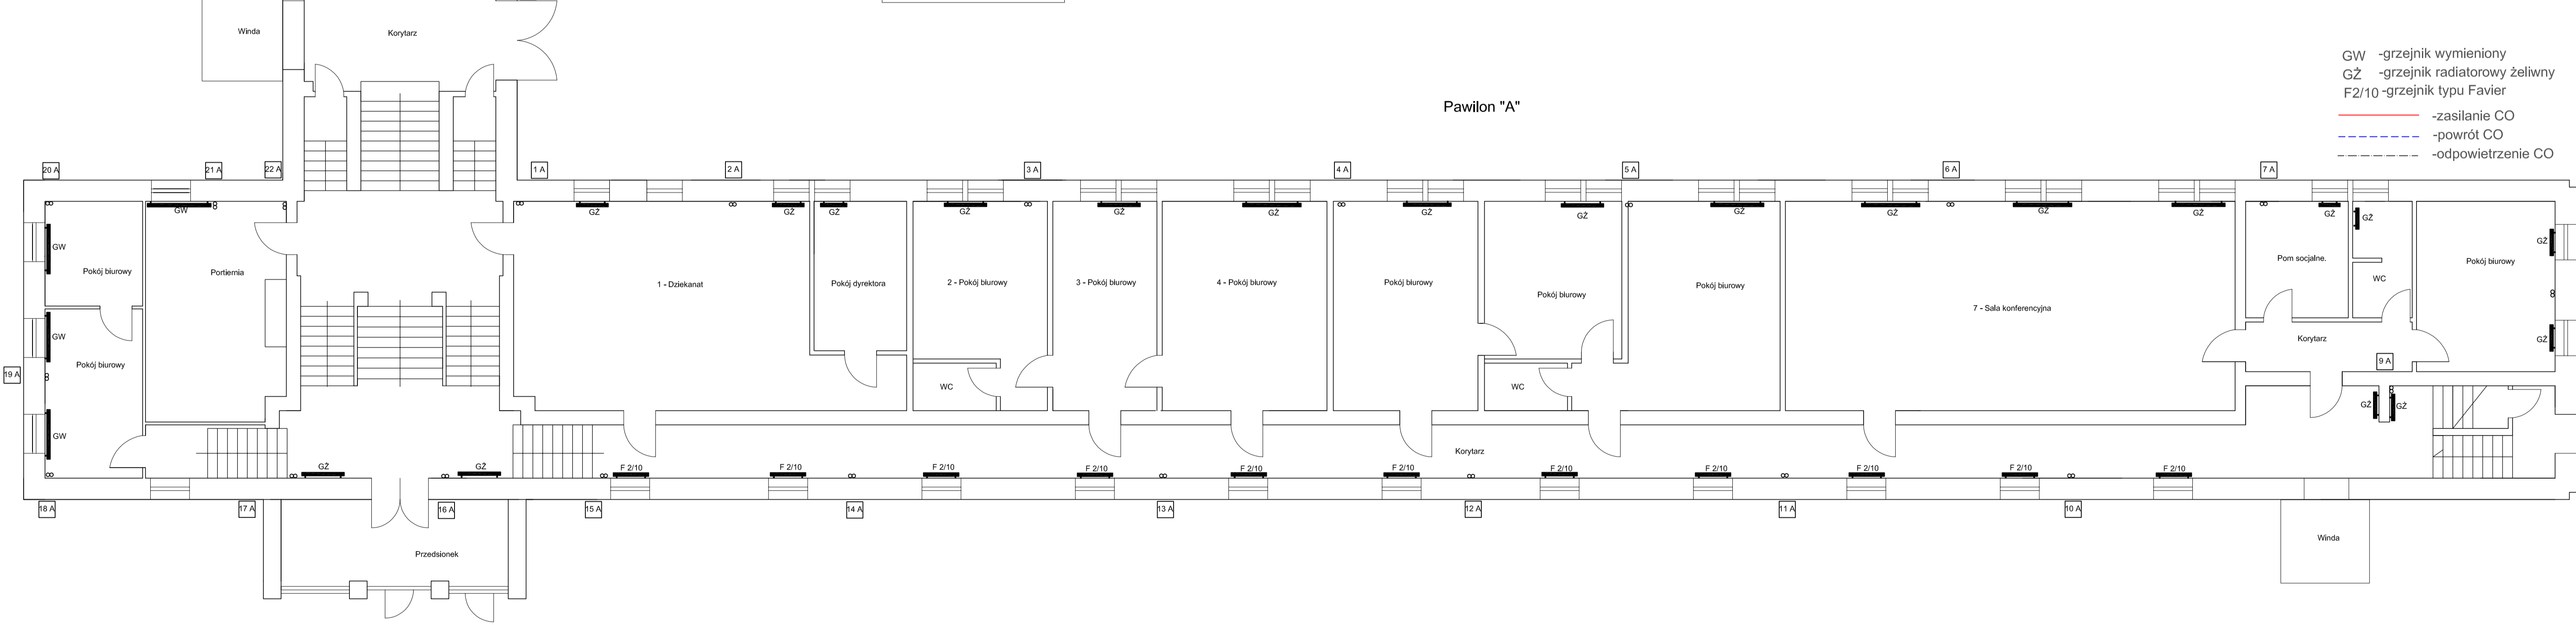

Pawilon "A"

- GW -grzejnik wymienny
- GZ -grzejnik radiatorowy żeliwny
- F2/10 -grzejnik typu Favier
- zasilanie CO
- powrót CO
- odpowietrzenie CO

		Kolonia Borek ul. Przemysłowa 3 42-262 Poczesna tel./fax + 48 34 324 51 61 neon@neon.net.pl	
Inwestor:	Uniwersytet Humanistyczny – Przynończy Jana Kochanowskiego w Kielcach ul. Zeromskiego 5, 25-369 Kielce		
Temat:	Inwentaryzacja istniejącej instalacji c.o. w budynku Wydziału Pedagogicznego i Artystycznego w Kielcach przy ul. Krakowskiej 11, działka nr ewid. 6		
Opracował:	mgr inż. Agnieszka Rąkowska	SW/372/PW62/08 spec. projekt instalacyjny	X/2011
Projektował:	mgr inż. Wojciech Norberciak	SW/372/PW62/08 spec. projekt instalacyjny	X/2011
Rzut parteru – instalacja centralnego ogrzewania	Skala 1:100	Nr rysunku: 2	