

Mapa do celów projektowych

Skala 1:500


Kołodziejstwo świętokrzyskie  
Powiat 26600, J.M. Kielce  
Gmina: miasto Kielce  
Miejscowość: Kielce  
ulica: Świątokrzyska LUK  
obrzeże: 0012  
Działka: 189/5

KERG 2120/2014  
P/1008

Mape wykonano  
1. w układzie współrzędnych płaskich prostokątnych 2000'  
2. w układzie wysokościowym "Kronstadt 86"

Granice działek przyjęto na podstawie operatu  
ewidencji gruntów i budynków.  
Koloriem czerwonym oznaczono obszar aktualizacji  
W obszarze aktualizacji nie dokonano badania słuszności gruntowych.  
Arkusz mały zasadnicze: J  
71431806.31 - raster C3-4, D2-7, E2-7, 71431806.33 - raster A2-6, B4-6/

Wykonawca: PUGIT "Geoprojekt", Witold Rogóż  
Kielce, październik 2014r.

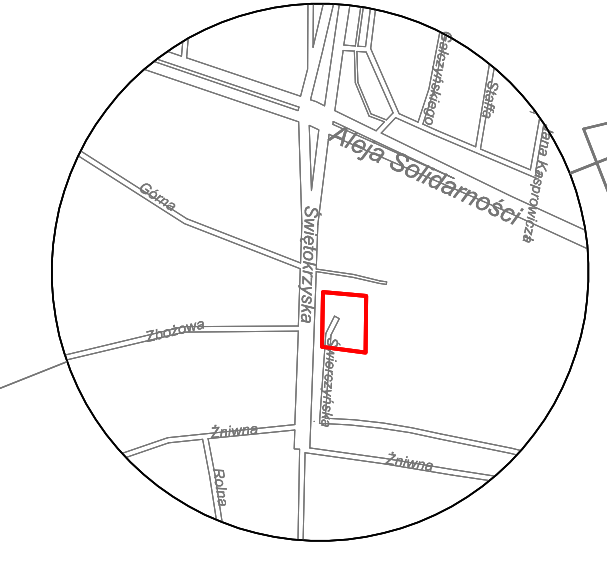

**PUGIT "GEOPROJEKT"**  
25-118 KIELCE, ul. Husarska 7B  
tel. 41 344 47 47, 41 368 28 14  
wp: 57 008-00-97 REGON 003689500

mgr inż. **WITOLD ROGOŹ**  
Geodeta Uprawniony  
71SW, kwalif. NR 2284

Poswiadcza się, że niniejszy dokument został opracowany w wyniku prac geodezyjnych i kartograficznych, których rezultaty zawiera operat techniczny wpisany do ewidencji materiałów państwowego zasobu geodezyjnego i kartograficznego	<b>PREZYDENT MIASTA KIELCE</b>
Organ prowadzący państwowy zasób geodezyjny i kartograficzny	P.2861.2014.1887
Data wykonania operatu technicznego do ewidencji materiałów państwowego zasobu geodezyjnego i kartograficznego	15.10.2014
Imię, nazwisko i podpis osoby reprezentującej organ	mgr inż. Witold Rogóż KIEROWNIK OPRACOWAŃ OŚRODKA KARTOGRAFICZNEGO

LEGENDA

- Granica terenu opracowaniem
- Istn. ścieżki do likwidacji
- Bud. DTB do likwidacji w-wg odrębnego opracowania
- Proj. w-wg odrębnego opracowania proj. CRIS

- BRANŻA DROGOWA**
- Proj. krawężnik 15x30 h=12 cm
  - Proj. krawężnik leżący 15x30 h=4 cm
  - proj. stanowisko posłojowe

- BRANŻA KANALIZACJA DESZCZOWA, WODOCIĄG**
- Proj. wpust uliczny
  - Proj. przeb. hydrantu
  - Proj. kanalizacja deszczowa
  - Proj. przykanaliki

- BRANŻA INSTALACJE ELEKTRYCZNE**
- Proj. linia kablowa NN
  - Proj. aluminiowy słup oświetleniowy h=10m z lukrowalnym wysięgnikiem 2-ram (h=2m)
  - Proj. rura ochronna wzmocniona HDPE średnica zewnętrzna Ø75
  - Proj. rura ochronna dzielona HDPE średnica zewnętrzna Ø160

- BRANŻA TELETECHNICZNA  
INSTALACJA TELEWIZJI DOZOROWEJ**
- Proj. kamera monitoringu
  - Linie kablowe światłowodowe
  - Proj. linie kablowe

- BRANŻA ZIELENI**
- Proj. Krzewy, liściaste/głęście
  - Istn. roślinność do usunięcia

<b>Wykonawca</b> <b>NEOINVEST</b> NEOINVEST Sp. z o.o. 25-323 KIELCE Al. Solidarności 34	<b>Objekt:</b> Budowa parkingu na terenie działki ewid. nr 188/5 przy ul. Świątokrzyskiej w Kielcach	<b>Projektant:</b> mgr inż. Witold Rogóż mgr inż. Jacek Ryszard mgr inż. Jacek Kieles	<b>Przebieg (specjalność, nr)</b> drogowa Nr 44/89 ul. 191/87 elektryczna Nr 12/290 elektryczna Nr 214/93	<b>Data</b> 14.2014 10.2014 10.2014	<b>Podpis</b>
<b>Investor:</b> <b>UK</b> Urząd Miejski w Kielcach ul. Zgorzelecka 5 25-389 Kielce	<b>Organ prowadzący państwowy zasób geodezyjny i kartograficzny</b> PREZYDENT MIASTA KIELCE P.2861.2014.1887	<b>Opis projektu:</b> PROJEKT ZAGOSPODAROWANIA TERENU	<b>Sprzedaż:</b> mgr inż. Ewa Pańk w Kielcach	<b>Data</b> 11.2014	
<b>Forma:</b> I	<b>Typ rysunku:</b> Plan zagospodarowania terenu	<b>Branża:</b> Wielobranżowy	<b>Numer rysunku / Ścieżka dostępu:</b> ZI-2	<b>Revizja:</b>	