

Województwo: świętokrzyskie
Powiat: m. Kielce
Gmina: Miasto Kielce
Miasto: Kielce

ulica: IX Wieków Kielc/Radiowa

obnręb: 0017

działka: 111/3

Mapa do celów projektowych części działki nr 111/3 skala 1:500

Mapę wykonano:

1. w układzie współrzędnych płaskich prostokątnych "2000/7"
2. w układzie wysokościowym Kronsztadt 1960

Mapa numeryczna powstała w wyniku wektoryzacji rastrowej mapy zasadniczej Miasta Kielce.

Granice nieruchomości (działek) przyjęto na podstawie operatu ewidencji gruntów i budynków.

Arkusze mapy zasadniczej:
(godto i zakres)

Układ sekcji "1965"

14.3.4.24.04.21 D1-D3, E1-E4

14.3.4.24.04.23 A2-A3

Układ sekcji "2000"

7.14.3.17.14.2.4 A8, B8, C8

7.14.3.17.15.1.3 B1-B2, C1-C2

Kielce, 2011-12-15

Aktualizację wykonał:

BIURO USŁUG GEODEZYJNYCH

IKOMPUTEROWYCH

GEO-MAX

ul.Mazurska 64/16, 25-345 Kielce
tel. 602 711 558, 368 01 94, 369 28 92


NIP: 657 172 88 08

Mariusz Foltyn

numer uprawnień: 11733-zakres:1,2,4

REMONT PRZYŁĄCZA KANALIZACJI SANITARNEJ DLA WYKONANIA POMPOWNI ŚCIEKÓW DLA BUDYNKU WYDZIAŁU NAUK O ZDROWIU W KIELCACH PRZY AL.IX WIEKÓW KIELC 19 PLANSZA PRZEBUDOWY INSTALCJI KANALIZACYJNEJ

SKALA 1:500

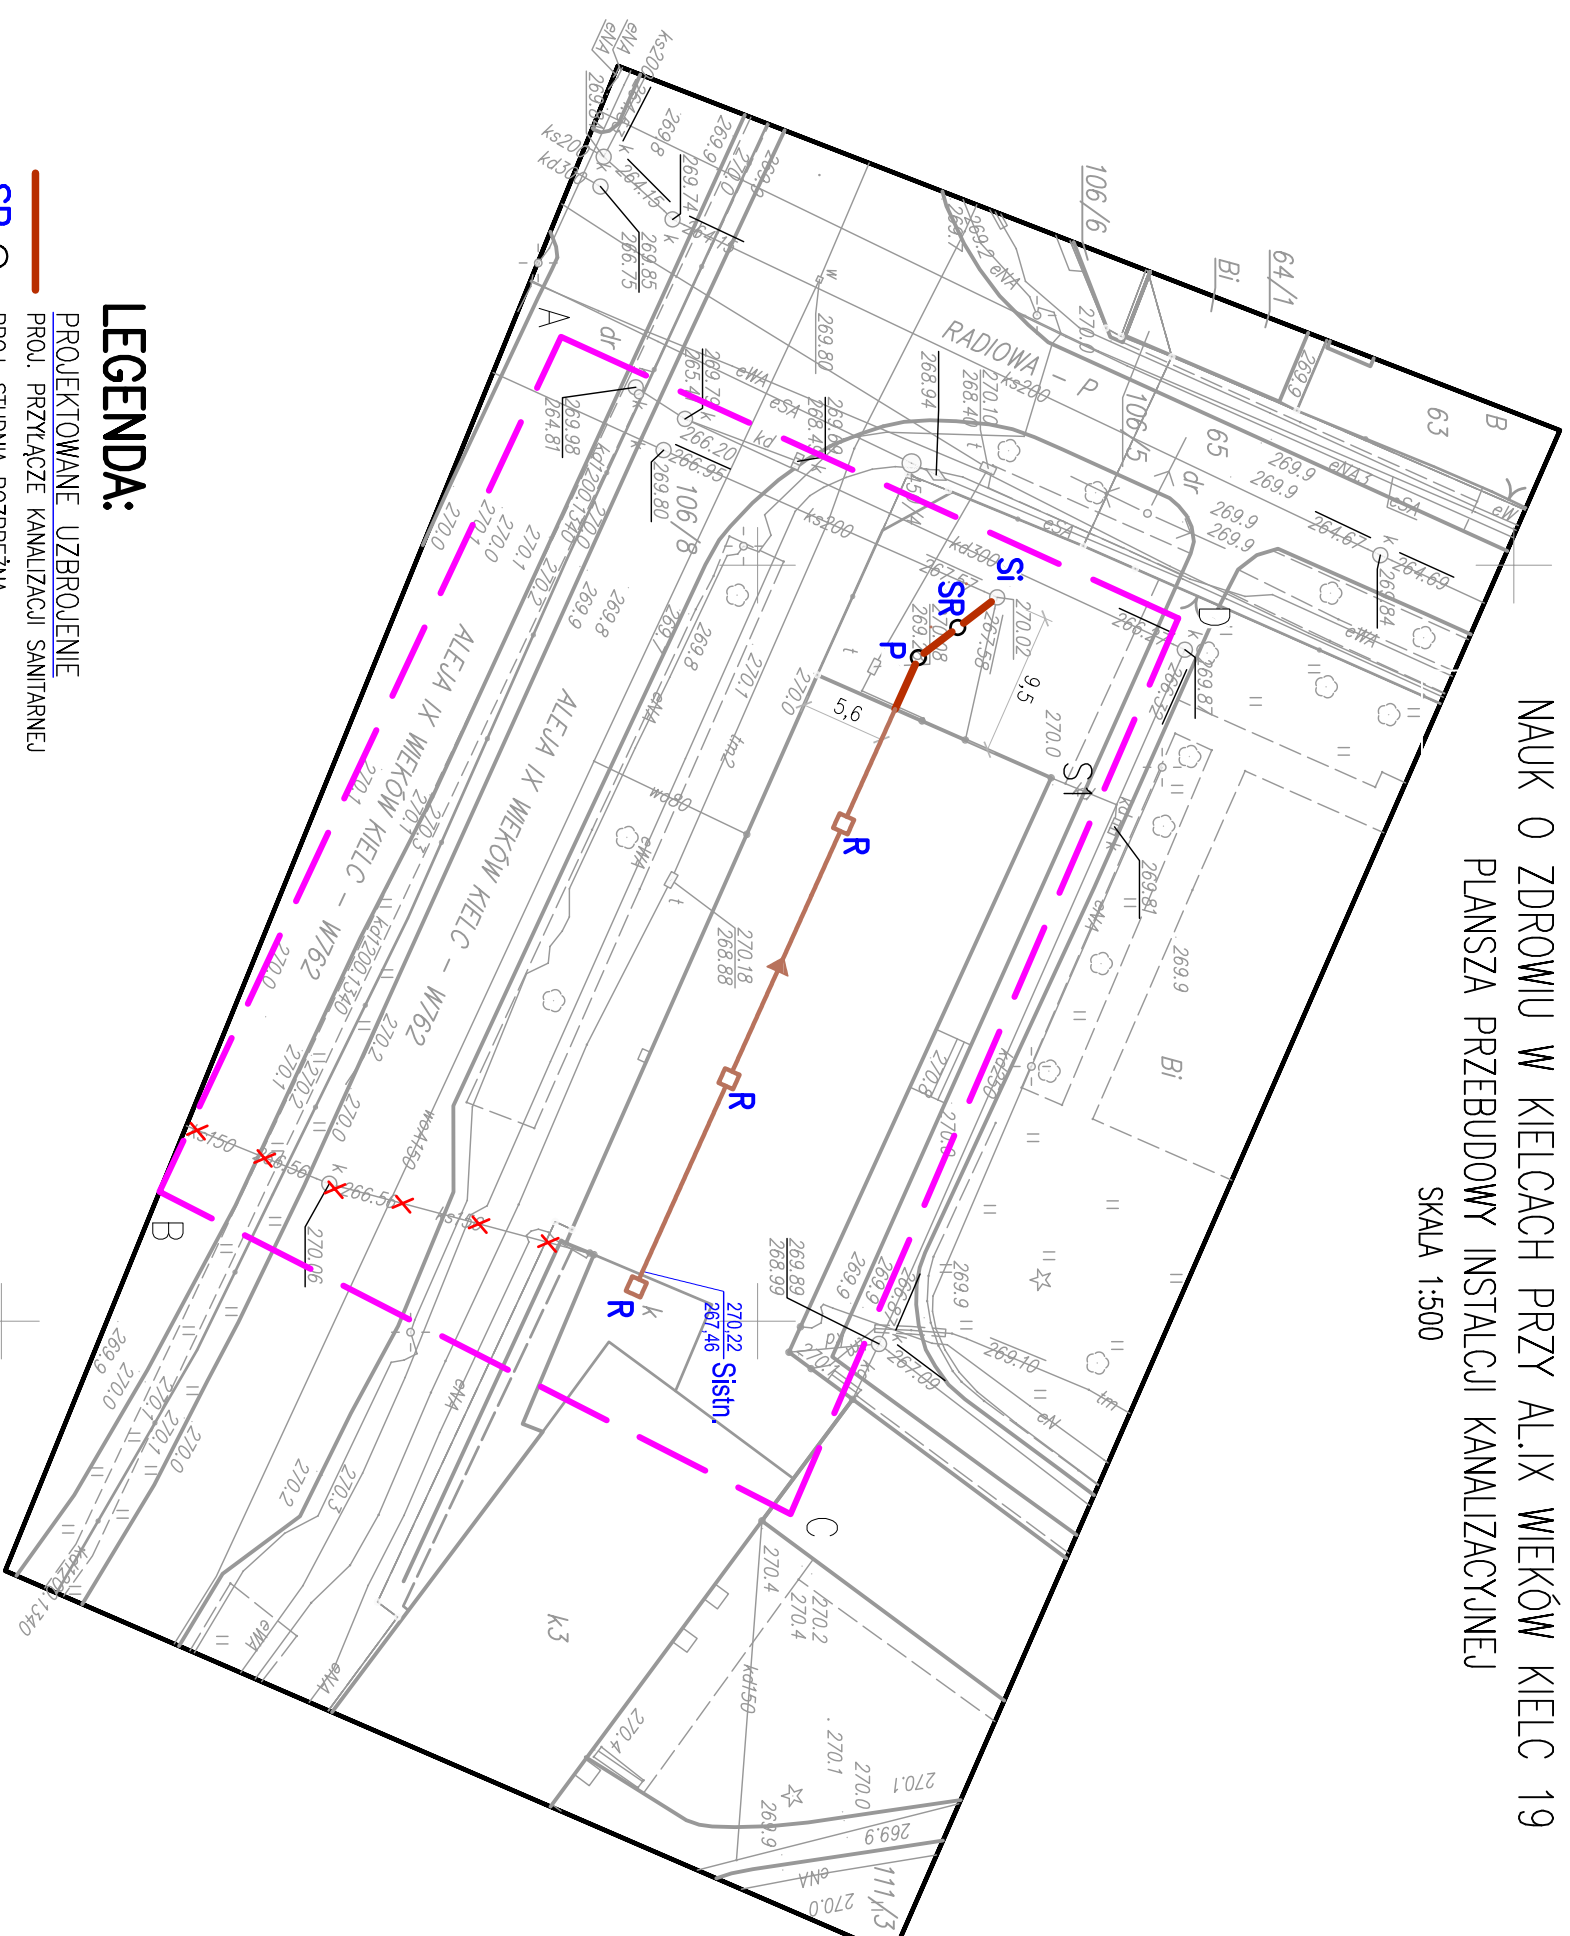

LEGENDA:

PROJEKTOWANE UZBROJENIE

PROJ. PRZYŁĄCZE KANALIZACJI SANITARNEJ

SR ○ PROJ. STUDNIA ROZPRĘŻNA

P ○ PROJ. POMPOWNIA ŚCIEKÓW SANITARNYCH


INSTALCJE WEWNĄTRZ BUDYNKU

PROJ. RUROCIĄG KANALIZACYJNY W PIWNICY BUDYNKU

R □ PROJ. REMIZJA/CZYSZĄK

Sistn. □ ISTN. STUDNIA KOŃCOWA DO PRZEBUDOWY

NA ZAMKNIĘCIĄ REMIZJI/CZYSZĄK

		P.P.U.H. Koncept plus Monika Burczyn-Węsik Pl. Młodzi 6B, 25-334 Kielce tel/fax +48 41 344 44 08; e-mail: koncept@konceptplus.pl	
TEMAT:	REMONT PRZYŁĄCZA KANALIZACJI SANITARNEJ DLA WYKONANIA POMPOWNI ŚCIEKÓW DLA BUDYNKU WYDZIAŁU NAUK O ZDROWIU W KIELCACH PRZY AL. IX WIEKÓW KIELC 19	BRANŻA:	SANITARNA
STADIUM:	PRZYŁĄCZE KAN. SANITARNEJ PROJEKT BUDOWLANY	Nr rys.:	5
PRZEDMIOT RYSUNKU:	PLANSZA PRZEBUDOWY INSTALCJI	Skala:	1:500
Nr uprawnień:	Podpis:	Data:	
Projektował:	mgr inż. Marcin Kocheł	SWK/0123/POOS/07	01.2012
Sprawił:	inż. Monika Burczyn-Węsik	SWK/0134/PWOS/04	01.2012